



## RZUT POMIESZCZEŃ

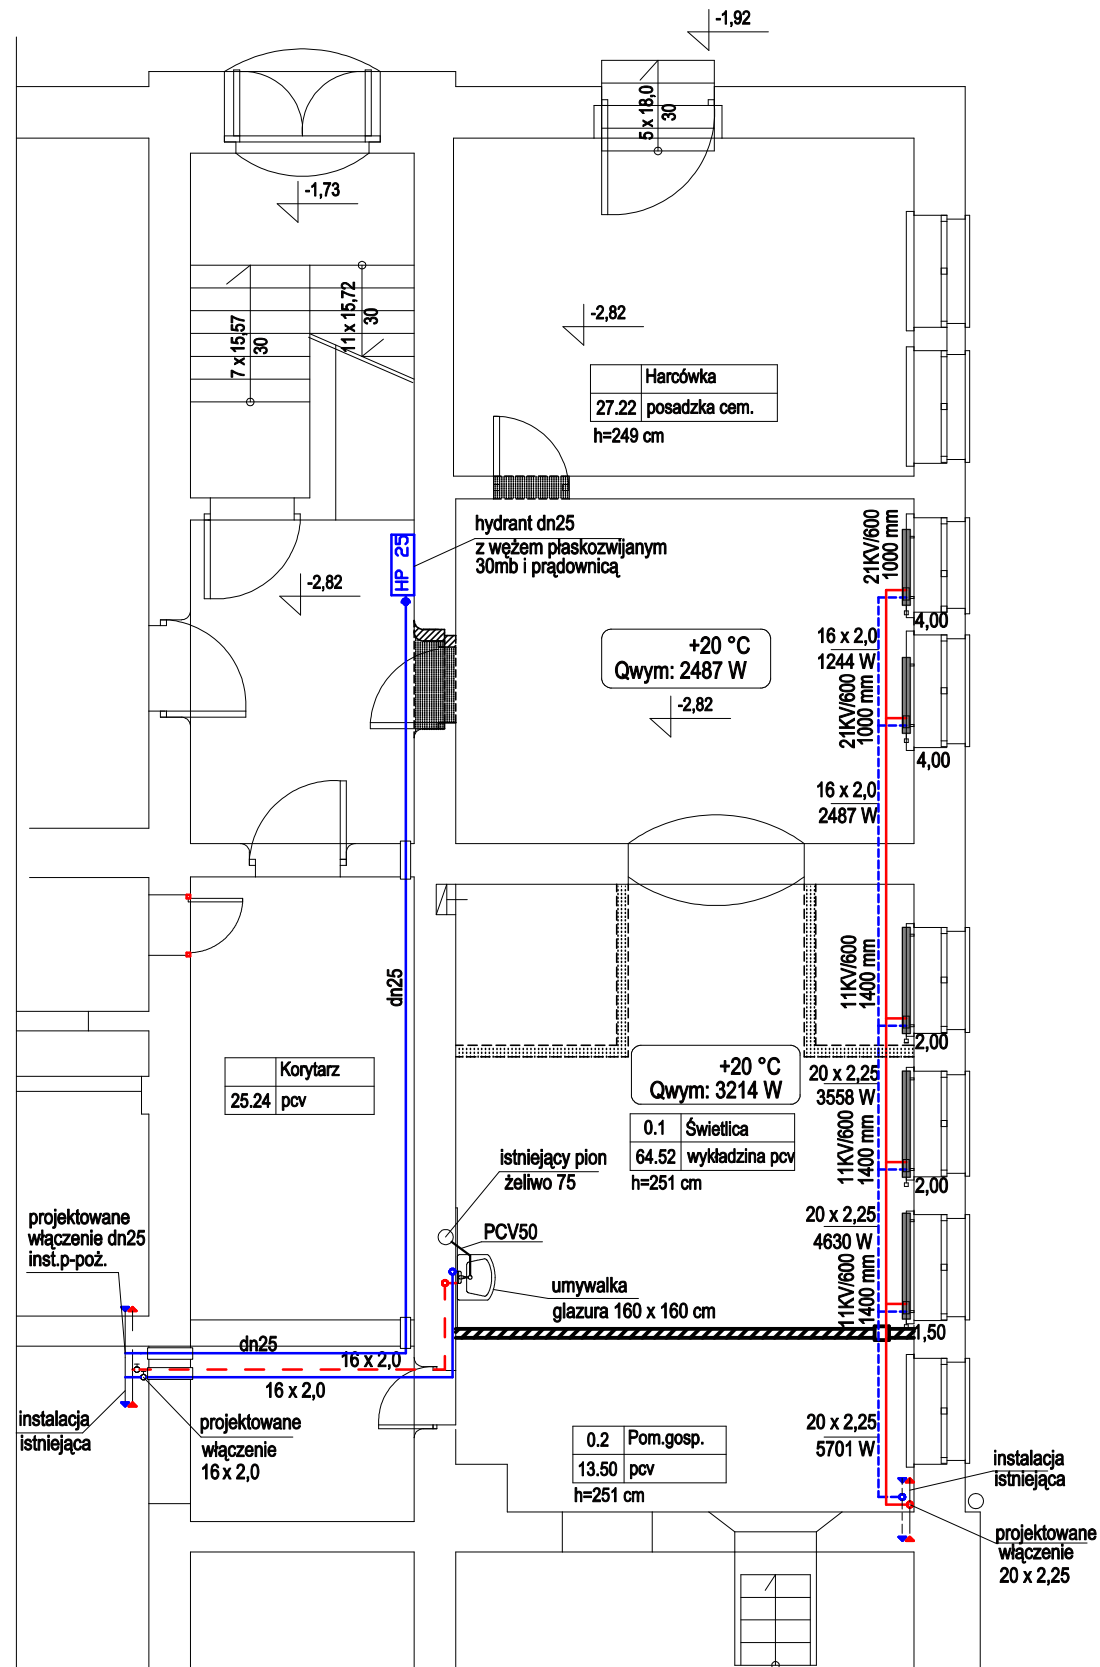

## ROZWIĘCIE INSTALACJI CO

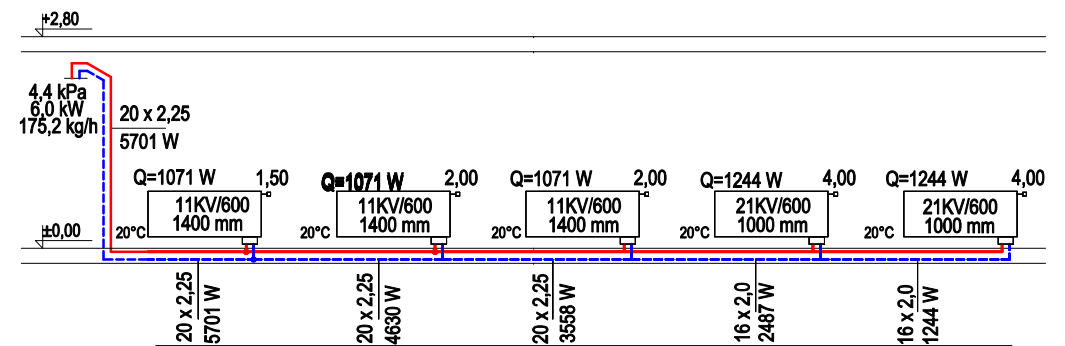

WSZYSTKIE WYMIARY  
SPRAWDZIĆ NA BUDOWIE

PRACOWNIA PROJEKTOWA  
zArys  
ul.Orzechowa 1; 72-003 Dobra/ Szczecin

### PROJEKT BUDOWLANY

PRZEBUDOWA POMIESZCZENIA  
GOSPODARCZEGO NA ŚWIETLICE  
SZKOLNĄ W BUDYNKU SZKOŁY  
PODSTAWOWEJ NR.1 W ŚWINOUJŚCIU

Adres: Szkoła Podstawowa nr.1  
ul.Narutowicza 10 ; Świnoujście

Inwestor: Gmina Miasto Świnoujście  
ul.Wojska Polskiego 1/5 ; Świnoujście

Projektant: mgr inż.Marek Konarzewski  
upr.bud.ZAP/0142/PWOS/05  
do proj. w specj. instalacje sanitarne

Sprawdził: mgr inż.Paweł Kuwik  
upr.bud.ZAP/0059/POOS/05  
do proj. w specj. instalacje sanitarne

### RZUT PIWNICY- ŚWIETLICA

Branża:  
INSTALACJE SANITARNE

Nr rysunku

Skala : 1 : 100

Data: maj 2007

# 1S

PROJEKT CHRONIONY PRAWEM AUTORSKIM