


rura spustowa

rura spustowa

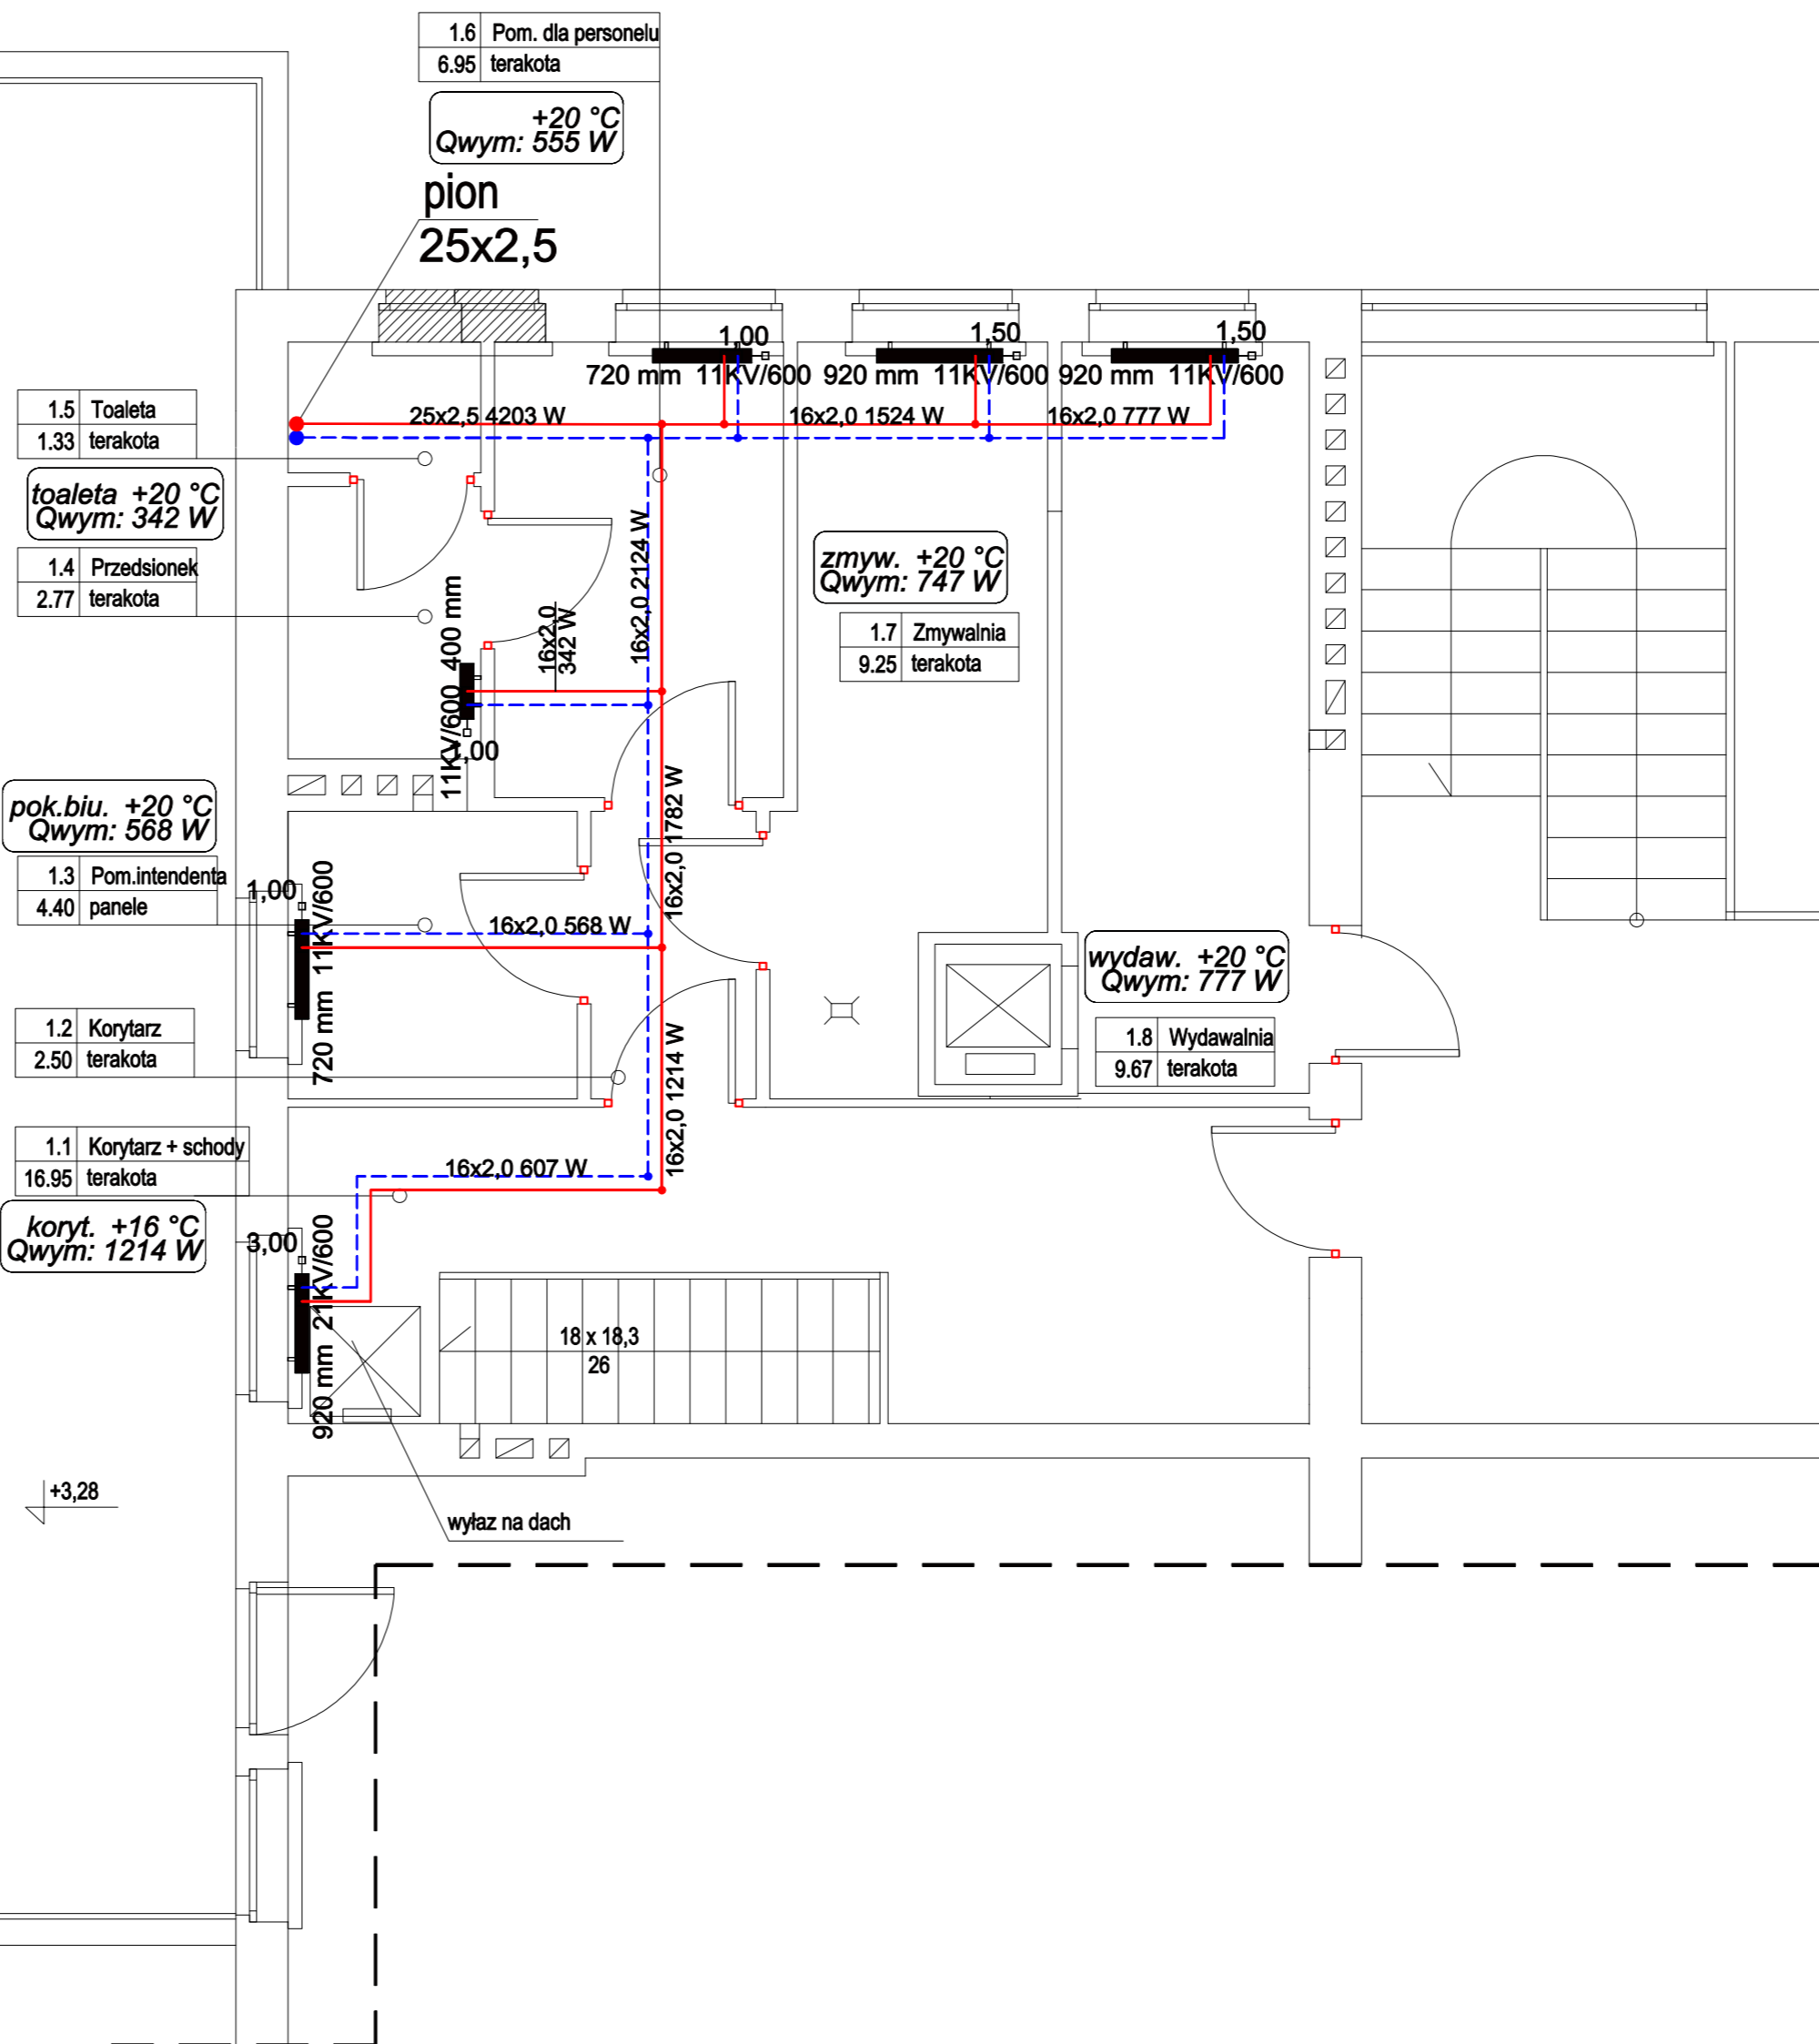

WSZYSTKIE WYMIARY  
SPRAWDZIĆ NA BUDOWIE

PRACOWNIA PROJEKTOWA  
zArys  
ul.Orzechowa 1; 72-003 Dobra/ Szczecin

PROJEKT BUDOWLANY

PROJEKT PRZEBUDOWY POMIESZCZEŃ  
KUCHNI I ZAPLECZA W BUDYNKU  
PRZEDSZKOLA MIEJSKIEGO NR.5  
W ŚWINOUJŚCIU

|             |  |
|-------------|--|
| Adres:      | Przedszkole Miejskie nr.5<br>ul.Witosa 7 ; Świnoujście                                     |
| Inwestor:   | Gmina Miasto Świnoujście<br>ul.Wojska Polskiego 1/5 ; Świnoujście                          |
| Projektant: | mgr inż.Marek Konarzewski<br>upr.bud.ZAP/0142/PWOS/05<br>do proj. w specj. Inst.sanitarnie |
| Sprawdził:  | mgr inż.Paweł Kuvik<br>upr.bud.ZAP/0059/POOS/05<br>do proj. w specj. Inst.sanitarnie       |

INSTALACJA C.O. I GAZOWA  
RZUT PIĘTRA

|         |                      |            |           |
|---------|----------------------|------------|-----------|
| Brandz: | INSTALACJE SANITARNE | Nr rysunku | <b>S2</b> |
| Skala:  | 1:50                 |            |           |
| Data:   | czerwiec 2007        |            |           |

PROJEKT CHRONIONY PRAWEM AUTORSKIM