


rura spustowa

rura spustowa

1%

balustrada wys.110 cm

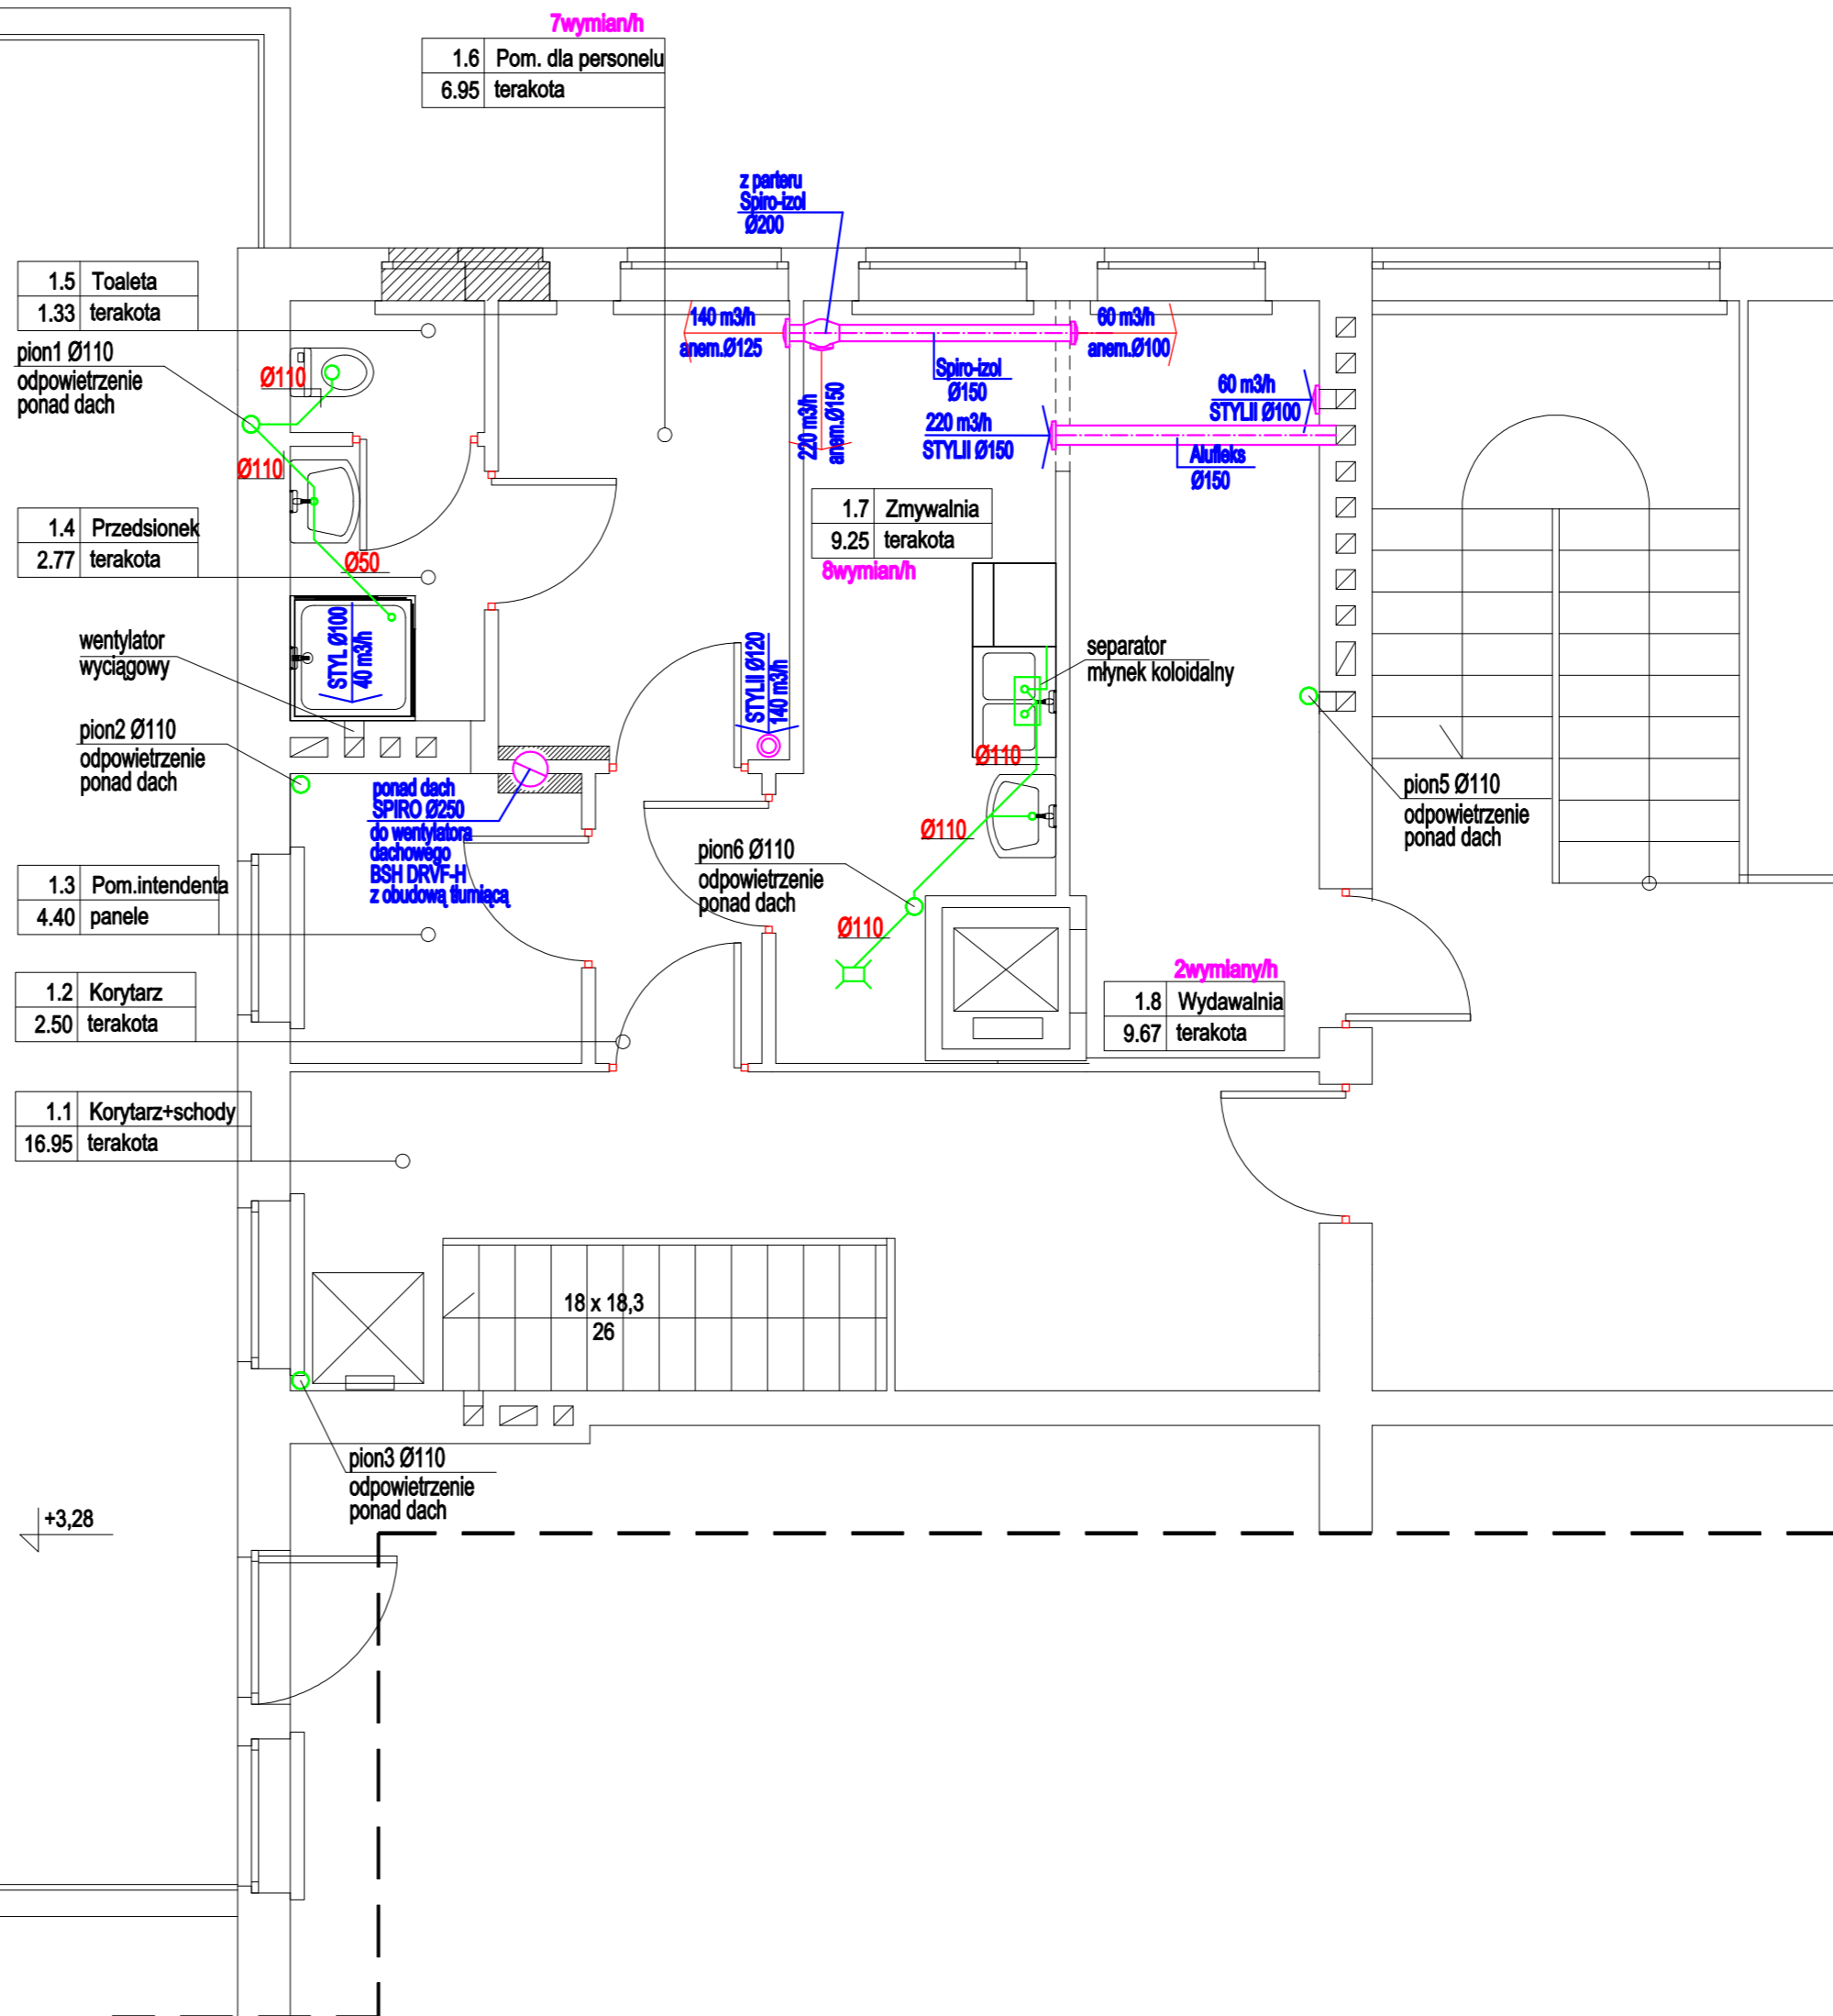

WSZYSTKIE WYMIARY  
SPRAWDZIĆ NA BUDOWIE

PRACOWNIA PROJEKTOWA  
zArys  
ul.Orzechowa 1; 72-003 Dobra/ Szczecin

PROJEKT BUDOWLANY

PROJEKT PRZEBUDOWY POMIESZCZEŃ  
KUCHNI I ZAPLECZA W BUDYNKU  
PRZEDSZKOLA MIEJSKIEGO NR.5  
W ŚWINOUJŚCIU

Adres: Przedszkole Miejskie nr.5  
ul.Witosa 7 ; Świnoujście

Inwestor: Gmina Miasto Świnoujście  
ul.Wojska Polskiego 1/5 ; Świnoujście

Projektant: mgr inż.Marek Konarzewski  
upr.bud.ZAP/0142/PWOS/05  
do proj. w specj. Inst.sanitarnie

Sprawdził: mgr inż.Paweł Kwik  
upr.bud.ZAP/0059/POOS/05  
do proj. w specj. Inst.sanitarnie

INST. WENTYLACYJNA I KANALIZACYJNA  
RZUT PIĘTRA

Brandz:  
INSTALACJE SANITARNE

Nr rysunku

Skala: 1:50

Data: czerwiec 2007

S6

PROJEKT CHRONIONY PRAWEM AUTORSKIM