

URZĄD REJONOWY
W ŚWIDOUJACIU

Poprawki *namierzono* 10.06.95 *JK*

„CONSULTANT”
Spółka z o.o.
ul. Monte Cassino 97
70-464 SZCZECIN
tel/fax 944-606


Tytuł projektu: Uzbrojenie terenu osiedla
Rycerska w Świnoujściu

Część IV - Sieci kanalizacyjne

Skala 1:100/500	Tytuł rysunku: Kanalizacja sanitarna. Profil sieci kanalizacji sanitarnej. Gałąź IV	Nr uprawnień 86/Sz/91	Data 05.95	Rys nr 3
Funkcja	Imię i nazwisko mgr inż. Halina Makocka mgr inż. Lilija Flejszman	Podpis <i>JK</i> <i>JK</i>		
Projektant			05.95	
Sprawdzający inż. Zenon Tymiecz			126/Sz/65	05.95

Proj. nr
3/94

Przyłącza do danej z gęsi, Nr 1

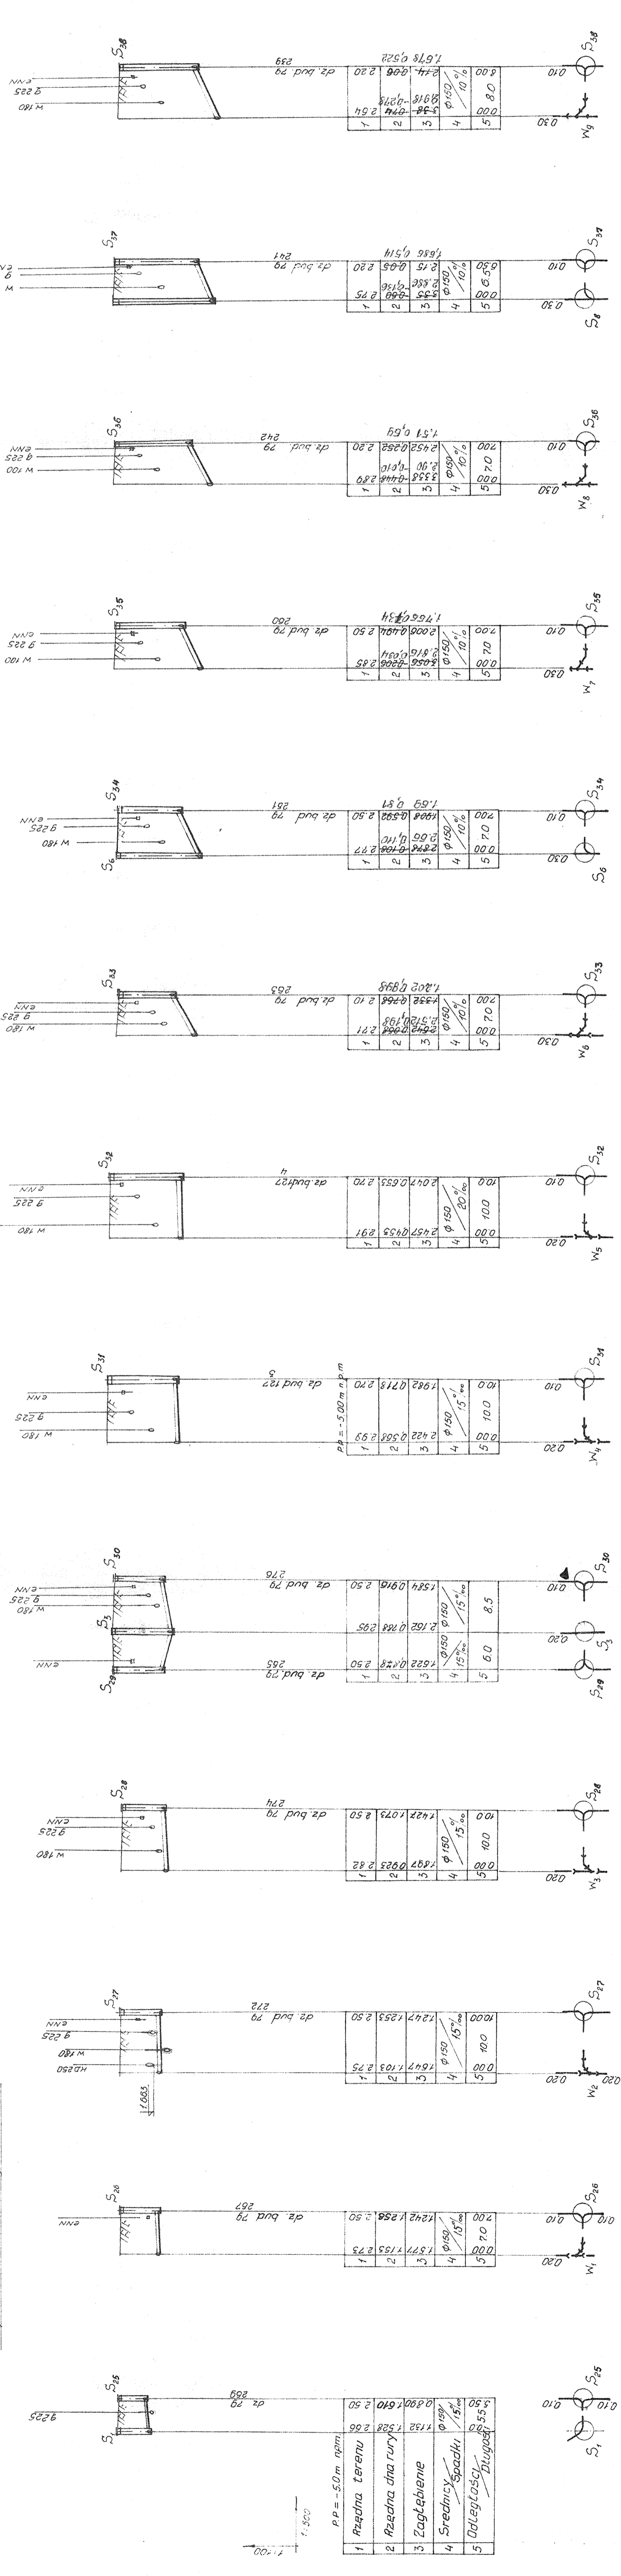

UWAGA:
Tereny posesji przewiduje się podnieść do sąsiednich czołg.

LEGENDA:
S - studzienka kanalizacyjna
W - wezle montazowy

URZAD MIEJSCOWY W ŚWIDOUJECIE

Poprawki wykonano 10.08.95

Proj. nr 3/94

Tytuł projektu: Uzbrojenie terenu osiedla Ryckiego w Świdoujciu

Część IV - Sieci kanalizacyjne

Rys nr 4

Skala 1:100/500

Tytuł rysunku: Kanalizacja sanitarna. Profile przyłączy domowych z gęzi nr 1.

Funkcja: Imię i nazwisko: Nr uprawnień: Data: Podpis:

Projektant: mgr inż. Halina Makocka 86/Sz/91 05.95

Sprawdzający: inż. Zenon Tymocz 126/Sz/65 05.95


UWAGI:

1. Studzienki na kanalizacji sanitarnej wykonać jako plastikowe $\phi 315$ mm - patrz opis techniczny.
2. Przedne tereny **działek** budowlanych przewiduje się podnieść do rzędnej drogi.


**URZĄD REJONOWY
W ŚWIDŁUJŚCIE**

Pomocnik mianiczy 10.06.95

"CONSULTANT" Spółka z o.o. ul. Monte Cassino 97 70-454 SZCZECIN tel/fax 844-606		Proj. nr 3/94	
Tytuł projektu: Uzbrojenie terenu osiedla Rycerska w Świnoujściu		Rys nr 5	
Skala 1:100/500	Tytuł rysunku: Kanalizacja sanitarna. Profile przyłączy domowych z gąziami nr 2.	Imię i nazwisko mgr inż. Halina Makocka mgr inż. Lilija Flejszman	Nr uprawnień 86/Sz/91
Część IV - Sieci kanalizacyjne		Data 05.95	Podpis <i>[Signature]</i>
Tytuł rysunku: Kanalizacja sanitarna. Profile przyłączy domowych z gąziami nr 2.		Imię i nazwisko inż. Zenon Tymicz	Data 05.95
Funkcja		Sprawdzający inż. Zenon Tymicz	
Projektant		Data 05.95	
Sprawdzający		Data 05.95	

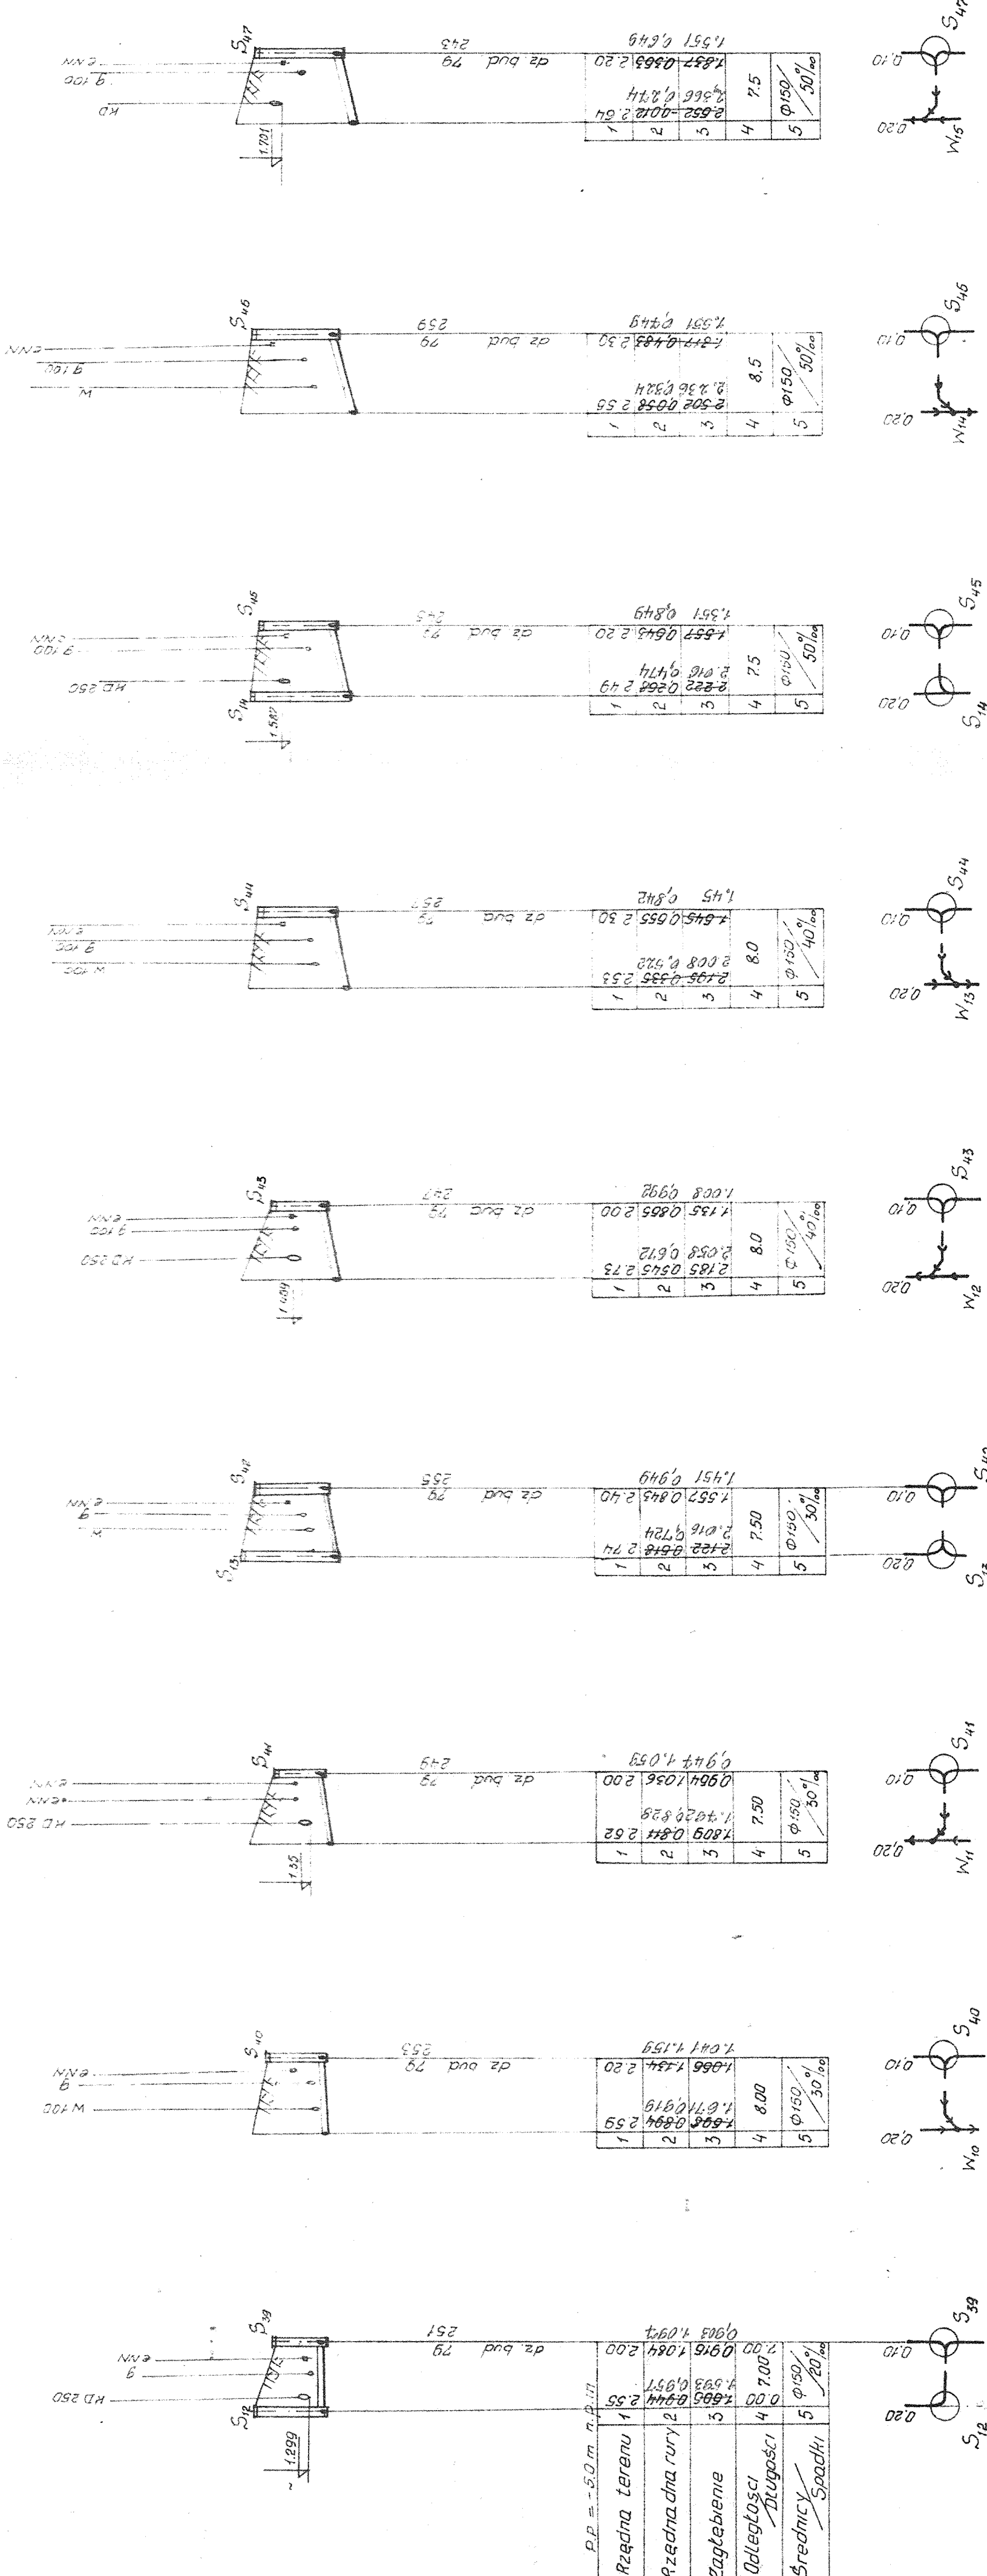

Przyłącza domowe z gąziami Nr II

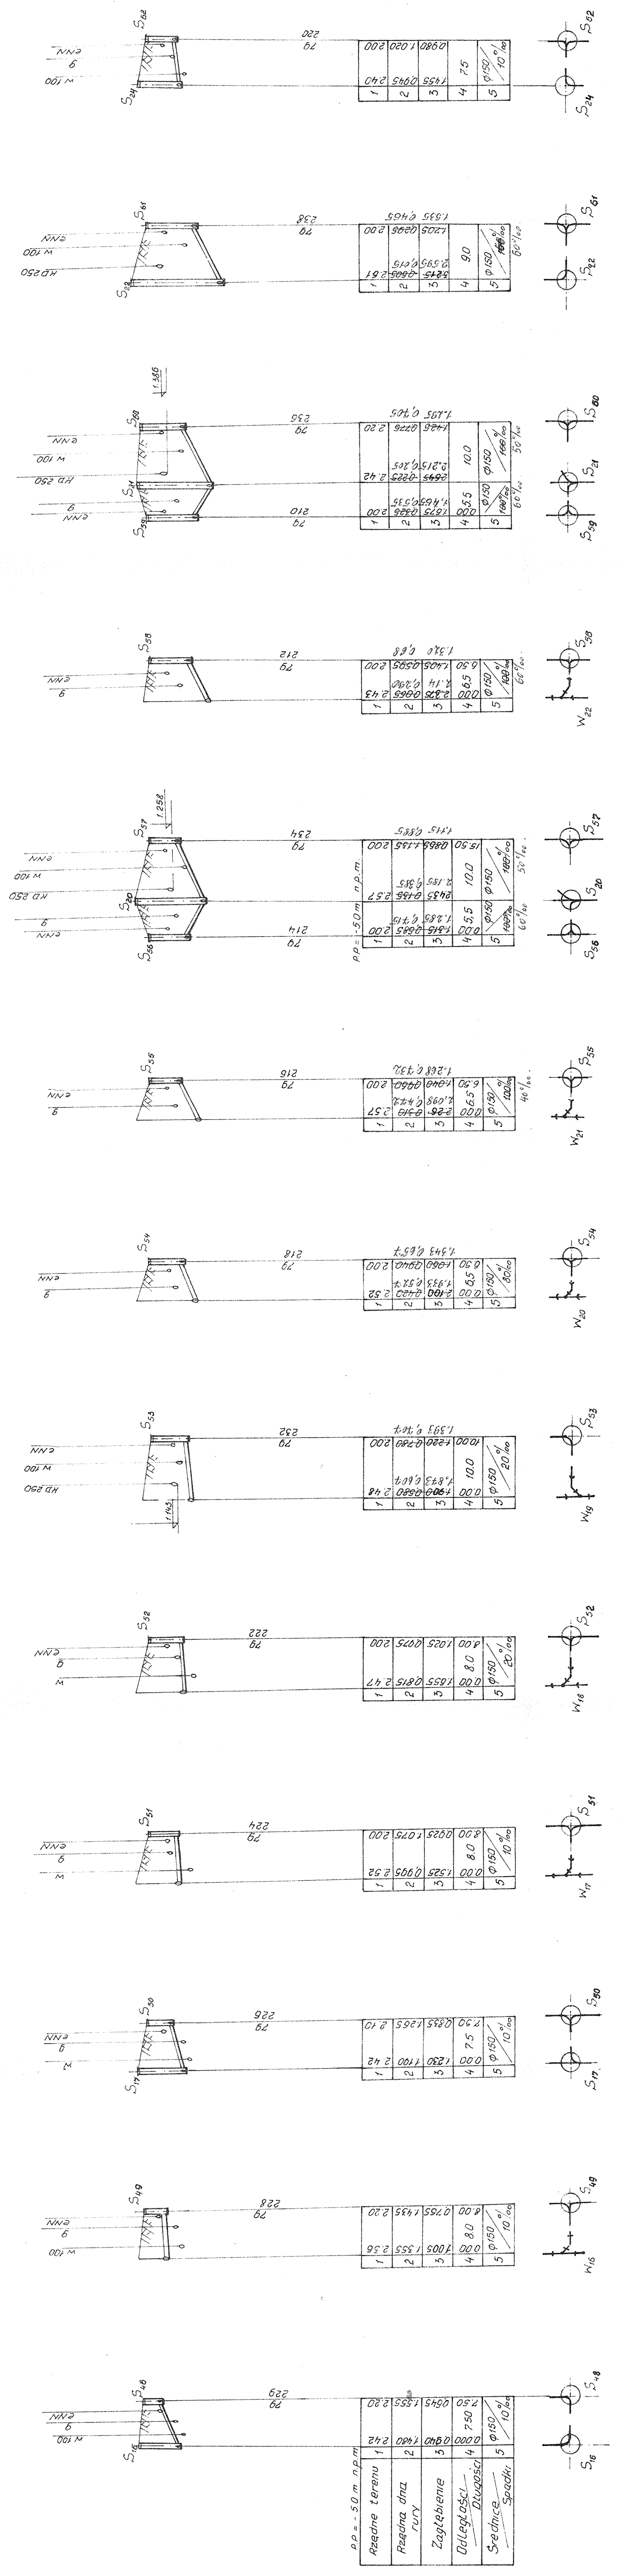

pp = -50 m n.p.m.

Ażadne terenu	1	0,000	0,440	7,50	0,645	1,555	2,42
Razemna dna rur	2	1,480	1,480	1,555	1,555	1,555	2,20
Zagłębienie	3	0,000	0,000	0,000	0,000	0,000	0,000
Odległość	4	0,000	0,000	0,000	0,000	0,000	0,000
Srednice Spadki	5	0,150	0,150	0,150	0,150	0,150	0,150





LEGENDA:
S - studzienka kanalizacyjna
W - węzeł montażowy

BIURO PROJEKTOWE
W ŚWIDŁUJCU

Poprawki: *manuski* 10.06.95 *Flu*
Proj. nr 3/94
Rys nr 6
Tytuł projektu: Uzbrojenie terenu osiedla Rycerska w Swinoujściu
Część IV - Sieci kanalizacyjne
Tytuł rysunku: Kanalizacja sanitarna. Profile przyłączy domowych z galezi nr 3.
Skala 1:100/500
Funkcja Imię i nazwisko Nr uprawnień Data
Projektant mgr inż. Halina Makocka 86/Sz/91 05.95
Sprawdzający inż. Zenon Tymiecz 126/Sz/65 05.95

Proj. nr	3/04
Tytuł projektu:	Ubrojenie terenu osiedla Rycerska w Świnoujściu
„CONSULTANI” ul. Monie Casiano 87 70-464 SZCZECIN tel./fax 944-606	Część IV - Sieci kanalizacyjne
Rys nr	7
Skala	1:100/500
Imię i nazwisko	Tytuł rysownika: Kanalizacja deszczowa. Profil sieci kanalizacji deszczowej. Ciepła I, II, III.
Nr uprawnień	86/Sz/91
Data	05.95
Projektant	mgr inż. Halina Makocka mgr inż. Lilija Flejszman
Sprawdzający	inż. Zenon Tymocz
Podpis	<i>[Signature]</i>

URZĄD BEZCZERNY
ŚWINOUJŚCIE

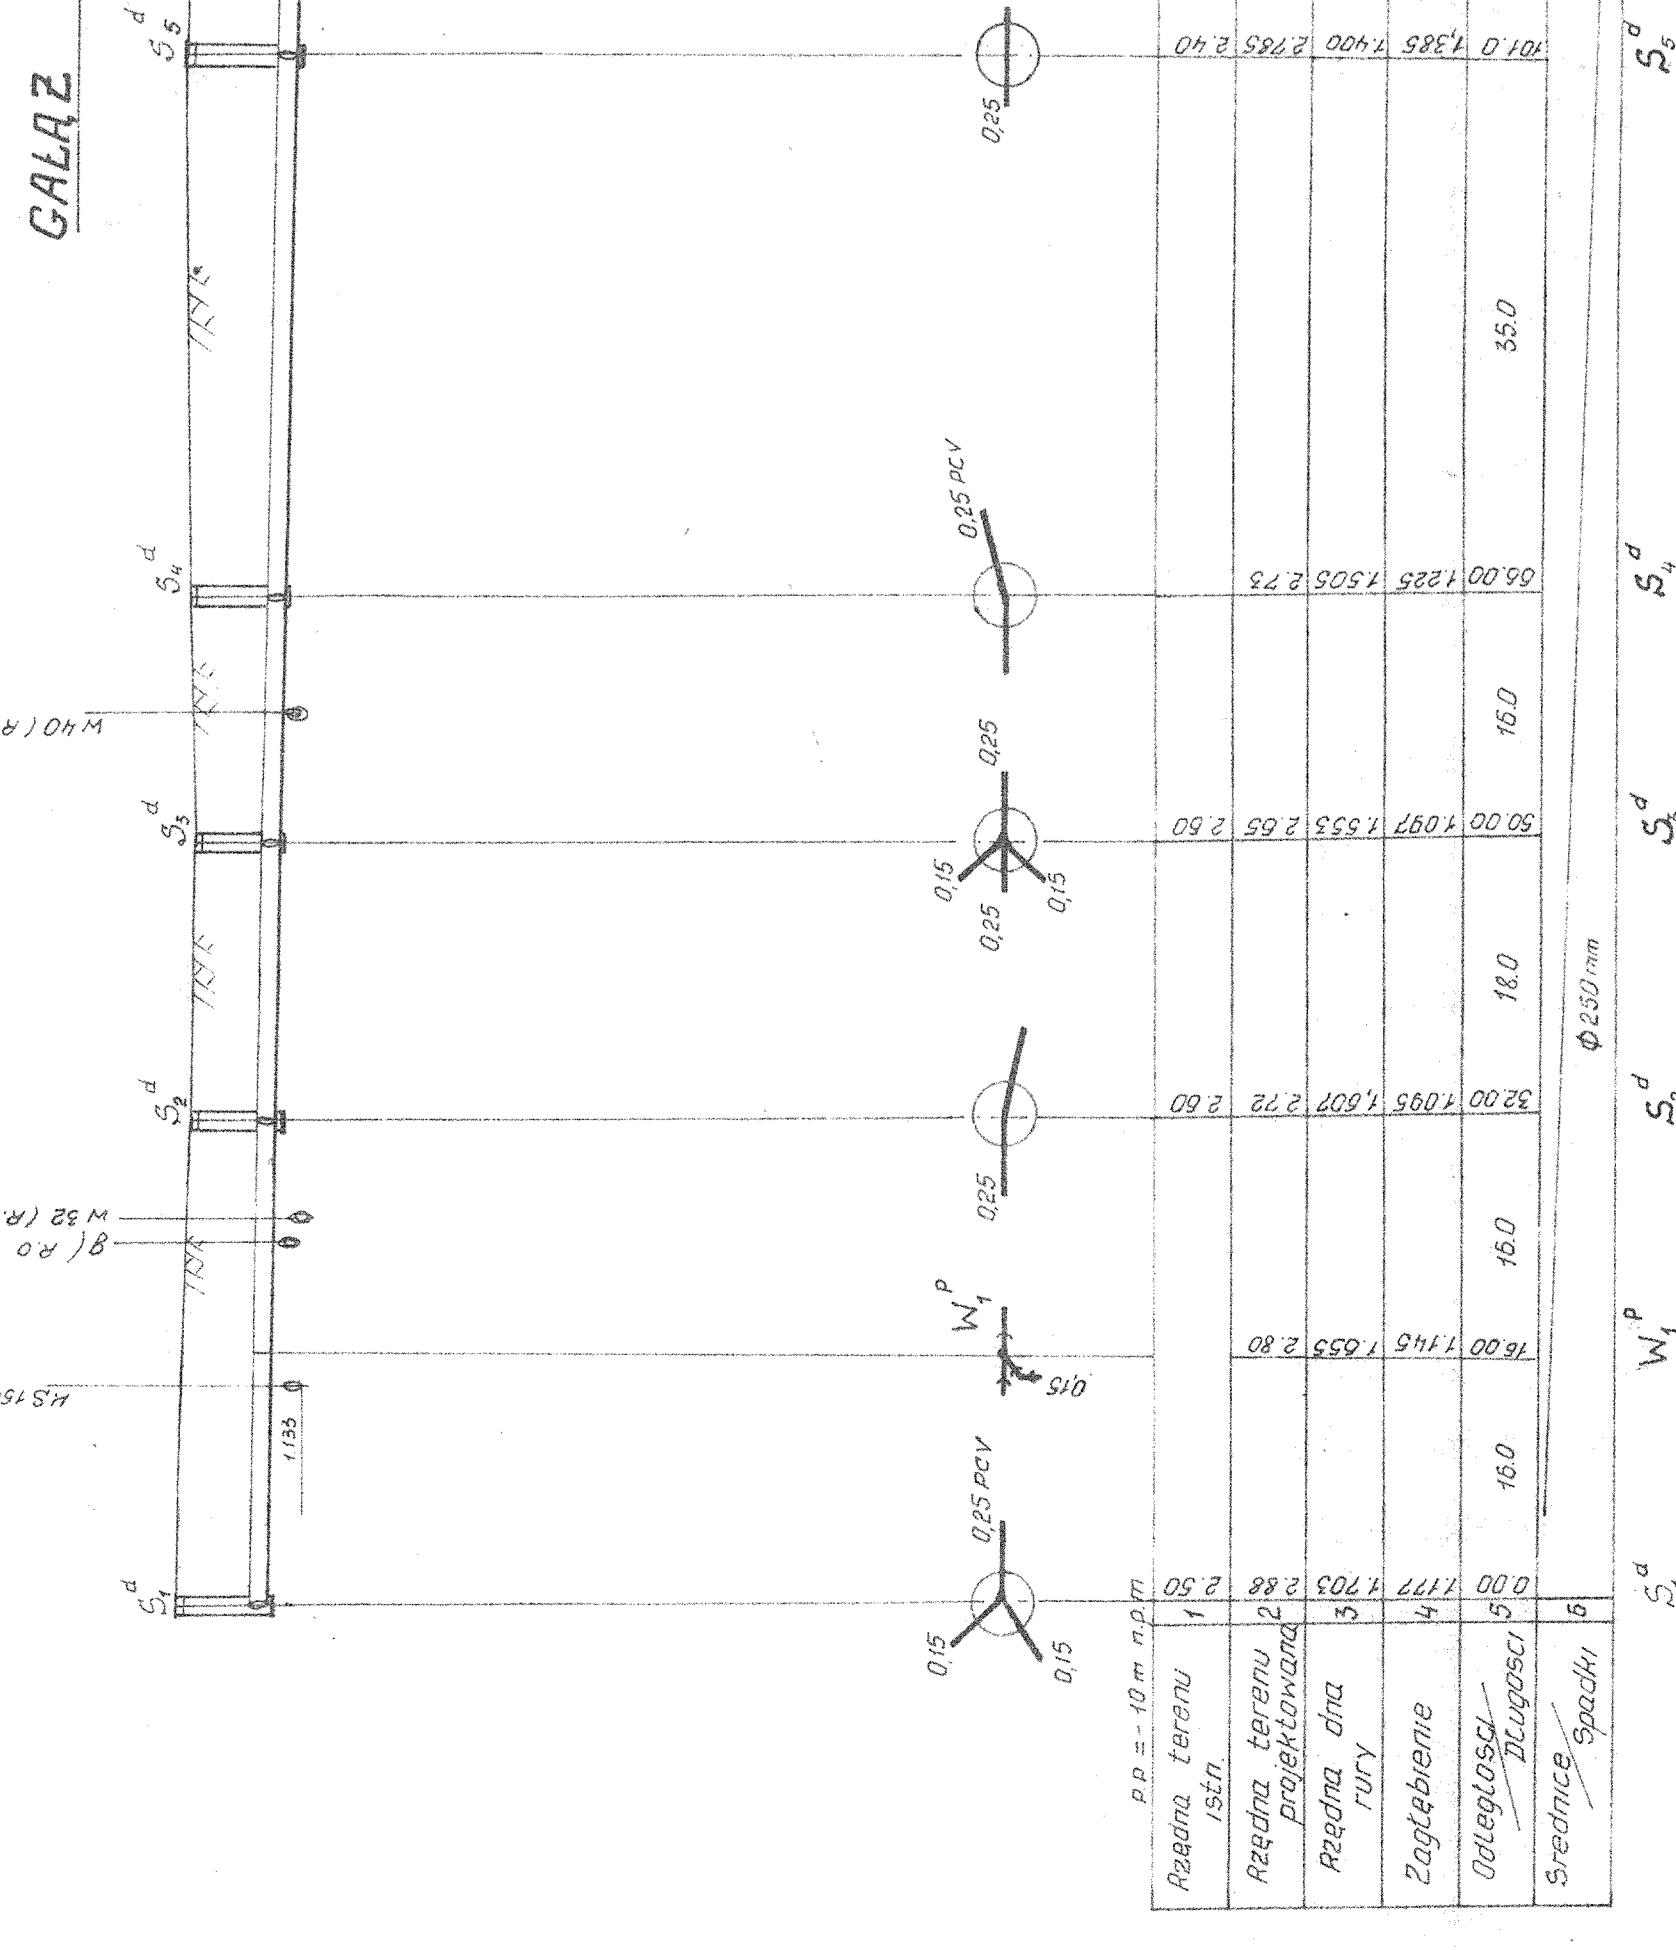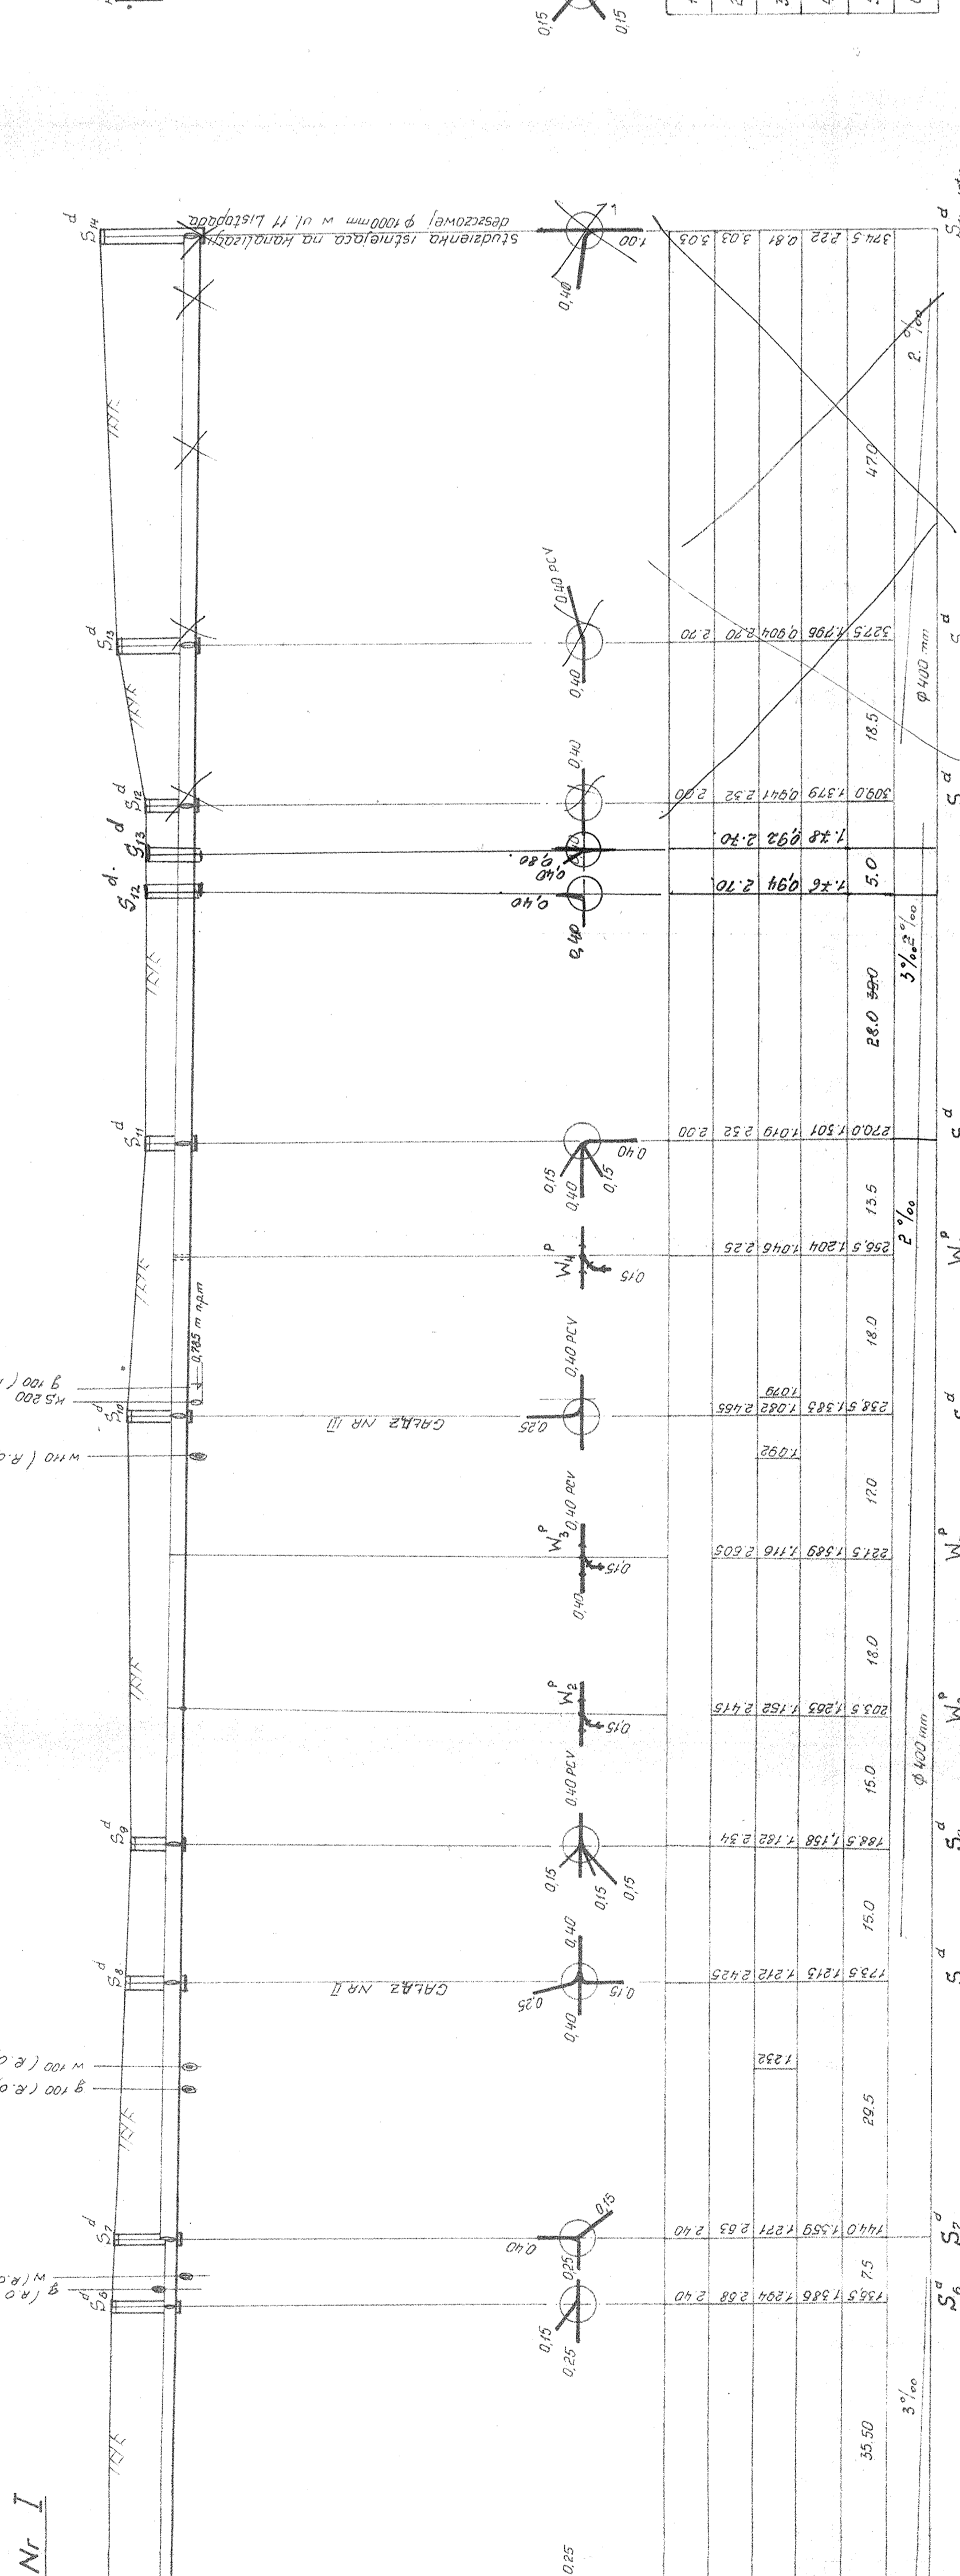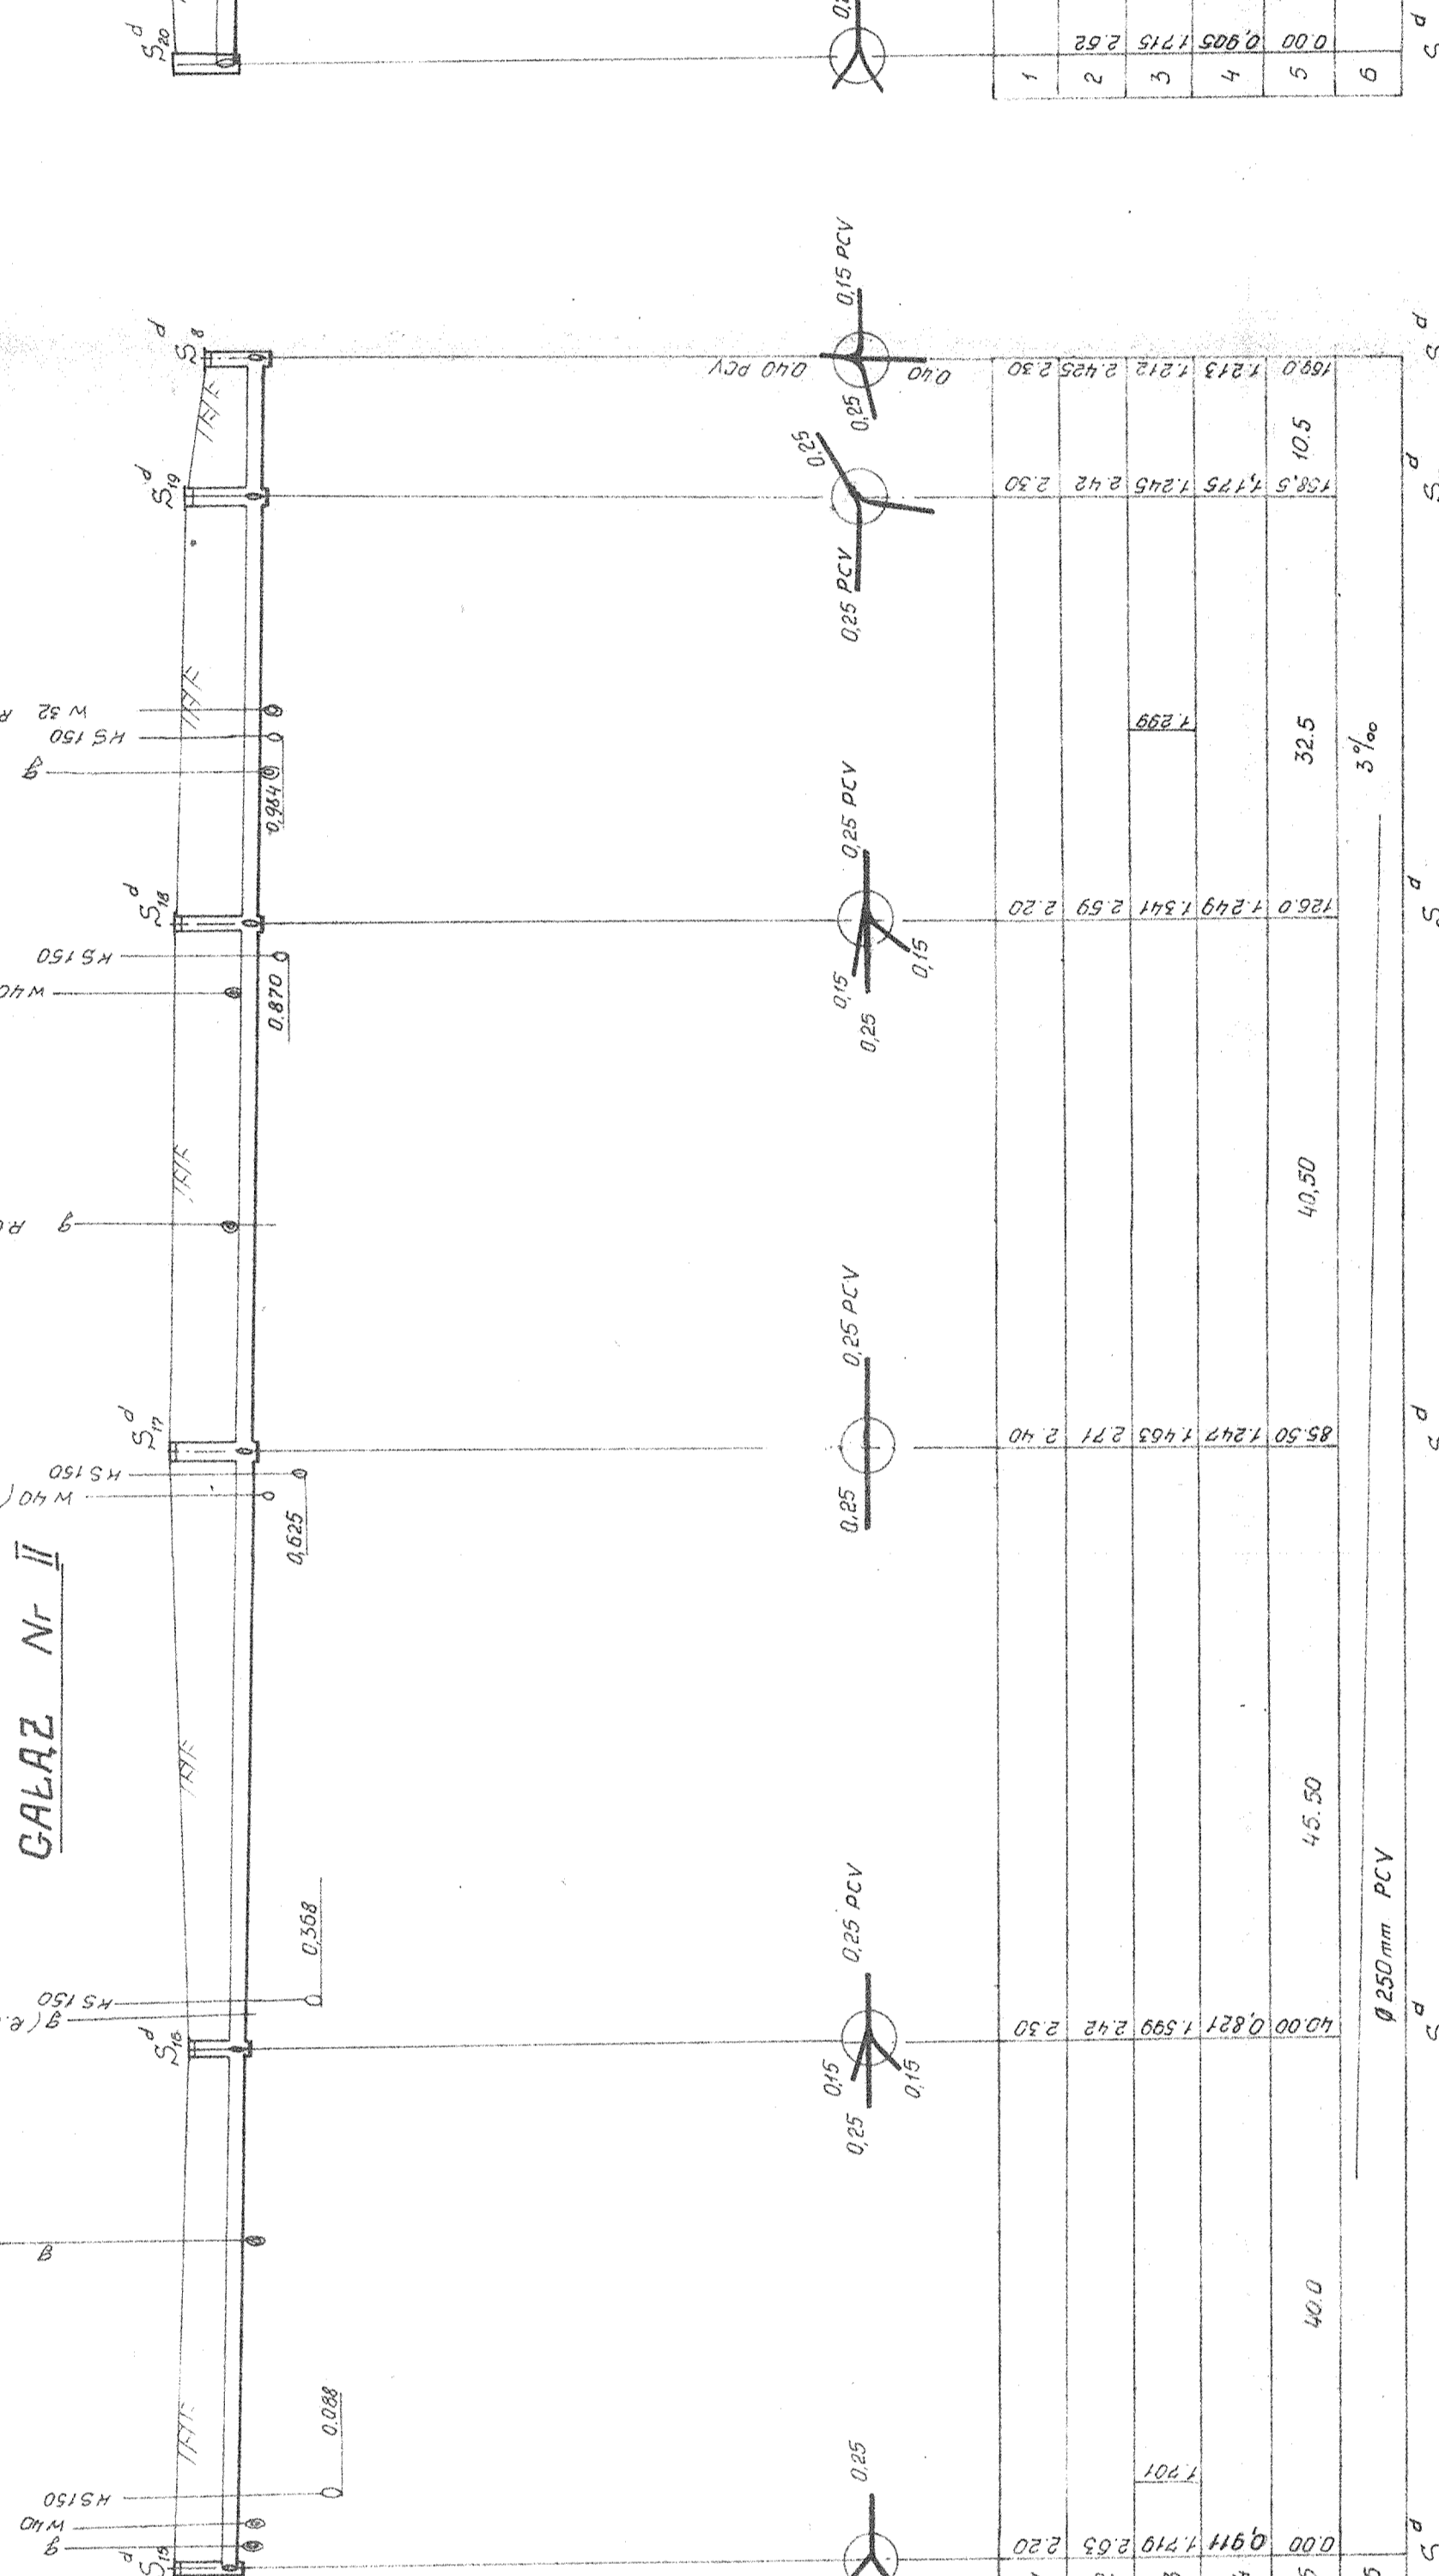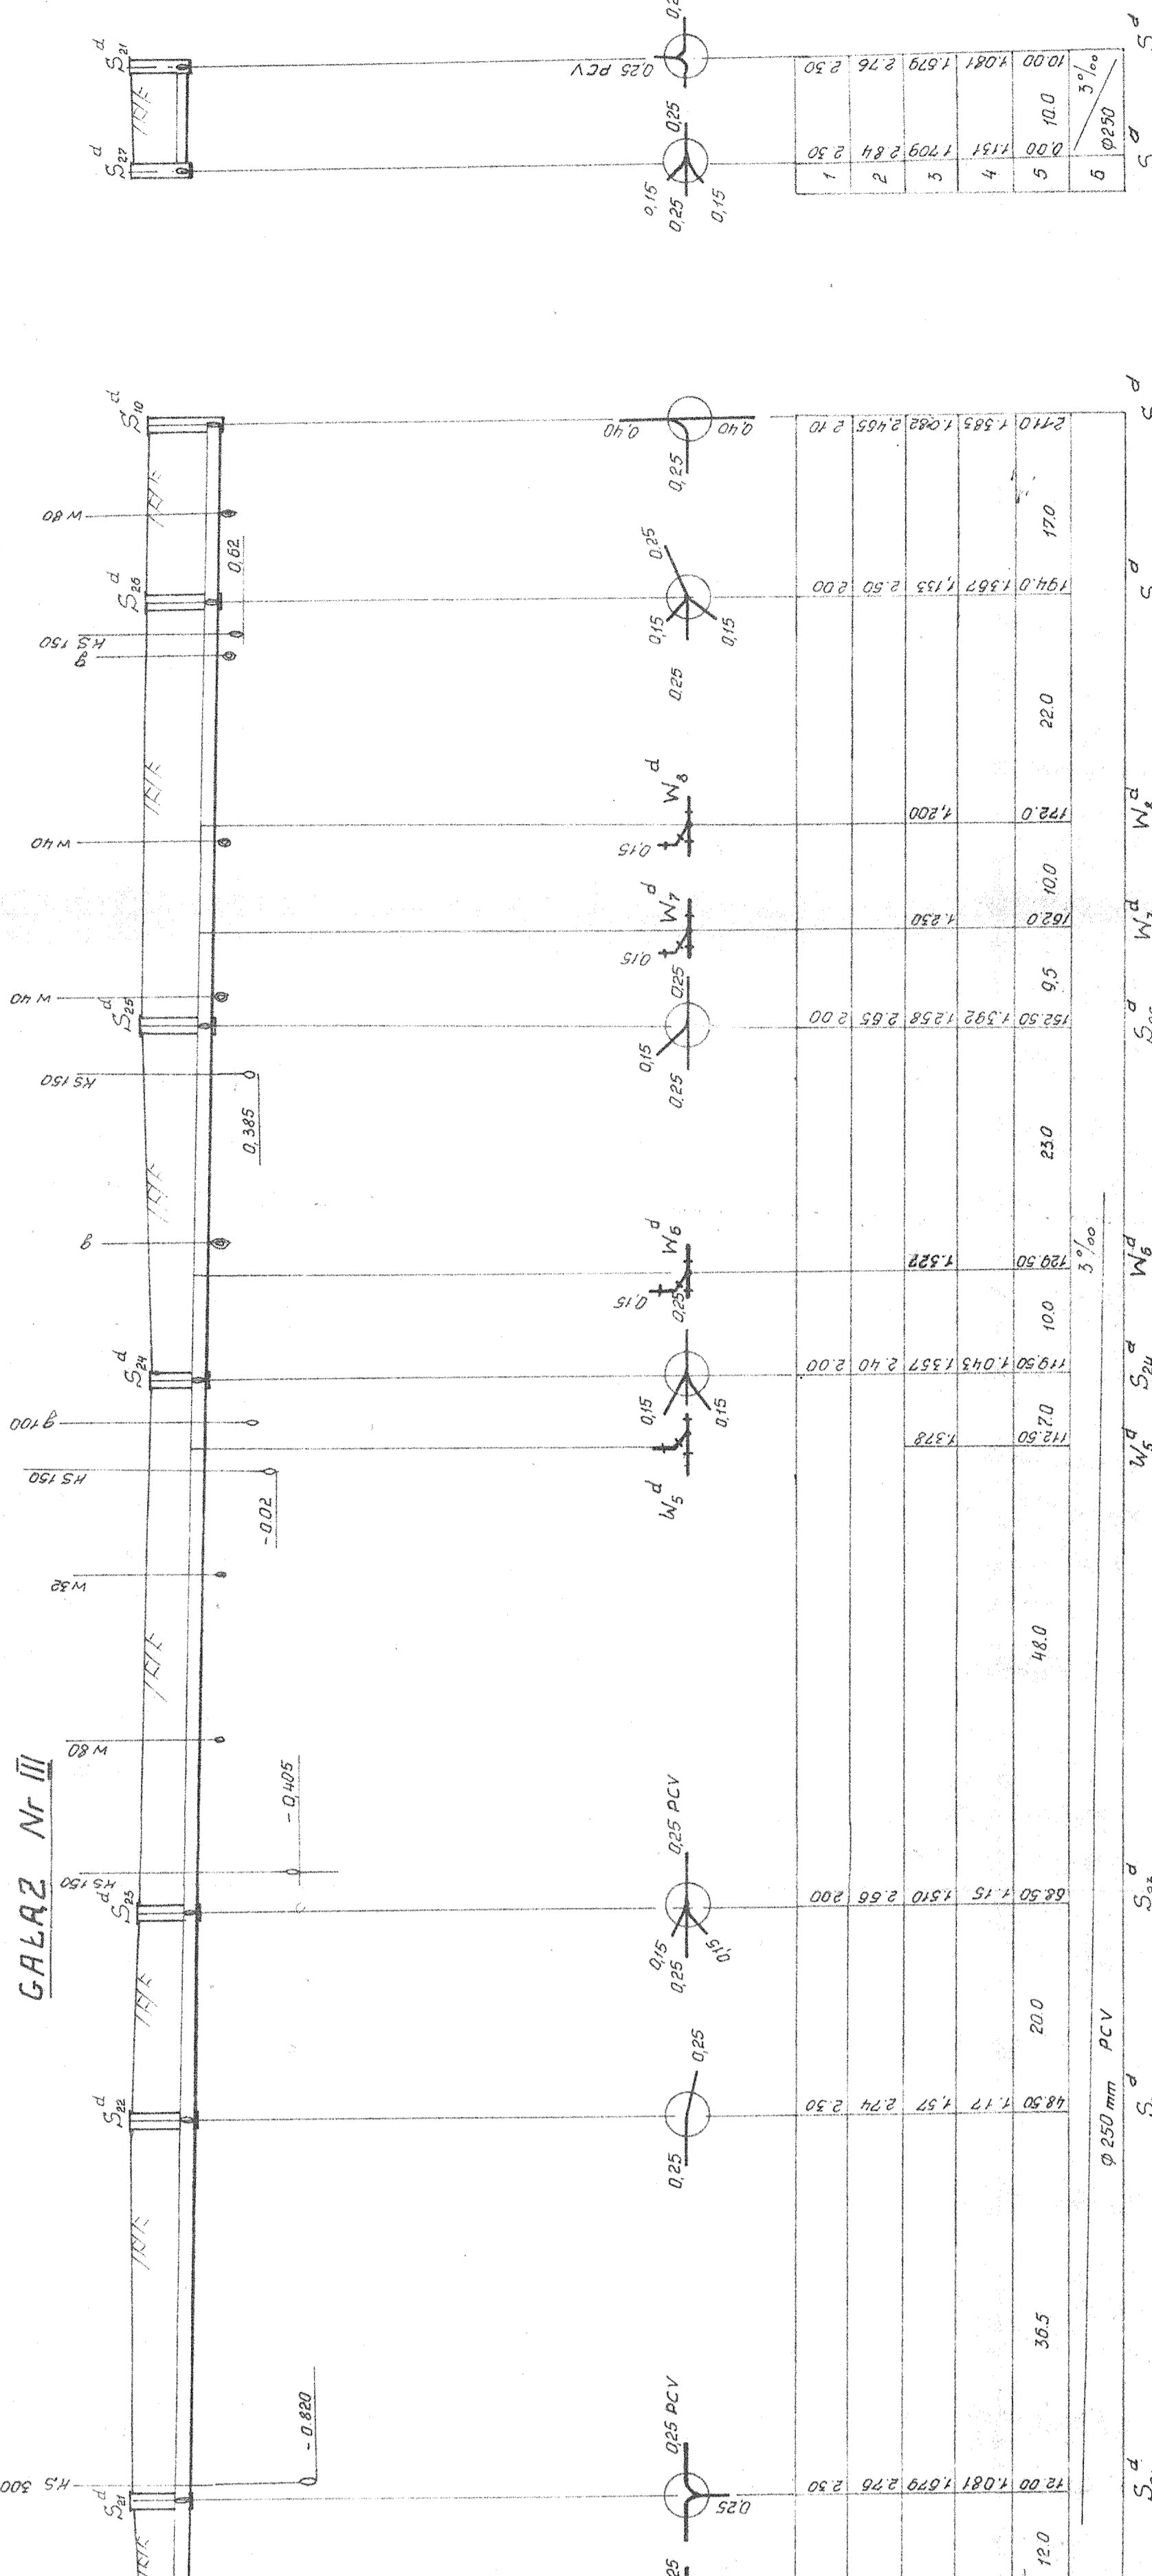

deszczowej $\phi 1000$ mm w ul. Tr. Listopada