


**PLAN ZAGOSPODAROWANIA TERENU - 1:500
DLA BUDYNKU SZKOŁY PODSTAWOWEJ NR 2
PRZY UL. BIAŁORUSKIEJ NR 2 W ŚWINOUJŚCIU**

ISTNIEJĄCE PRZYŁĄCZE WODY ϕ 50 mm (stal)

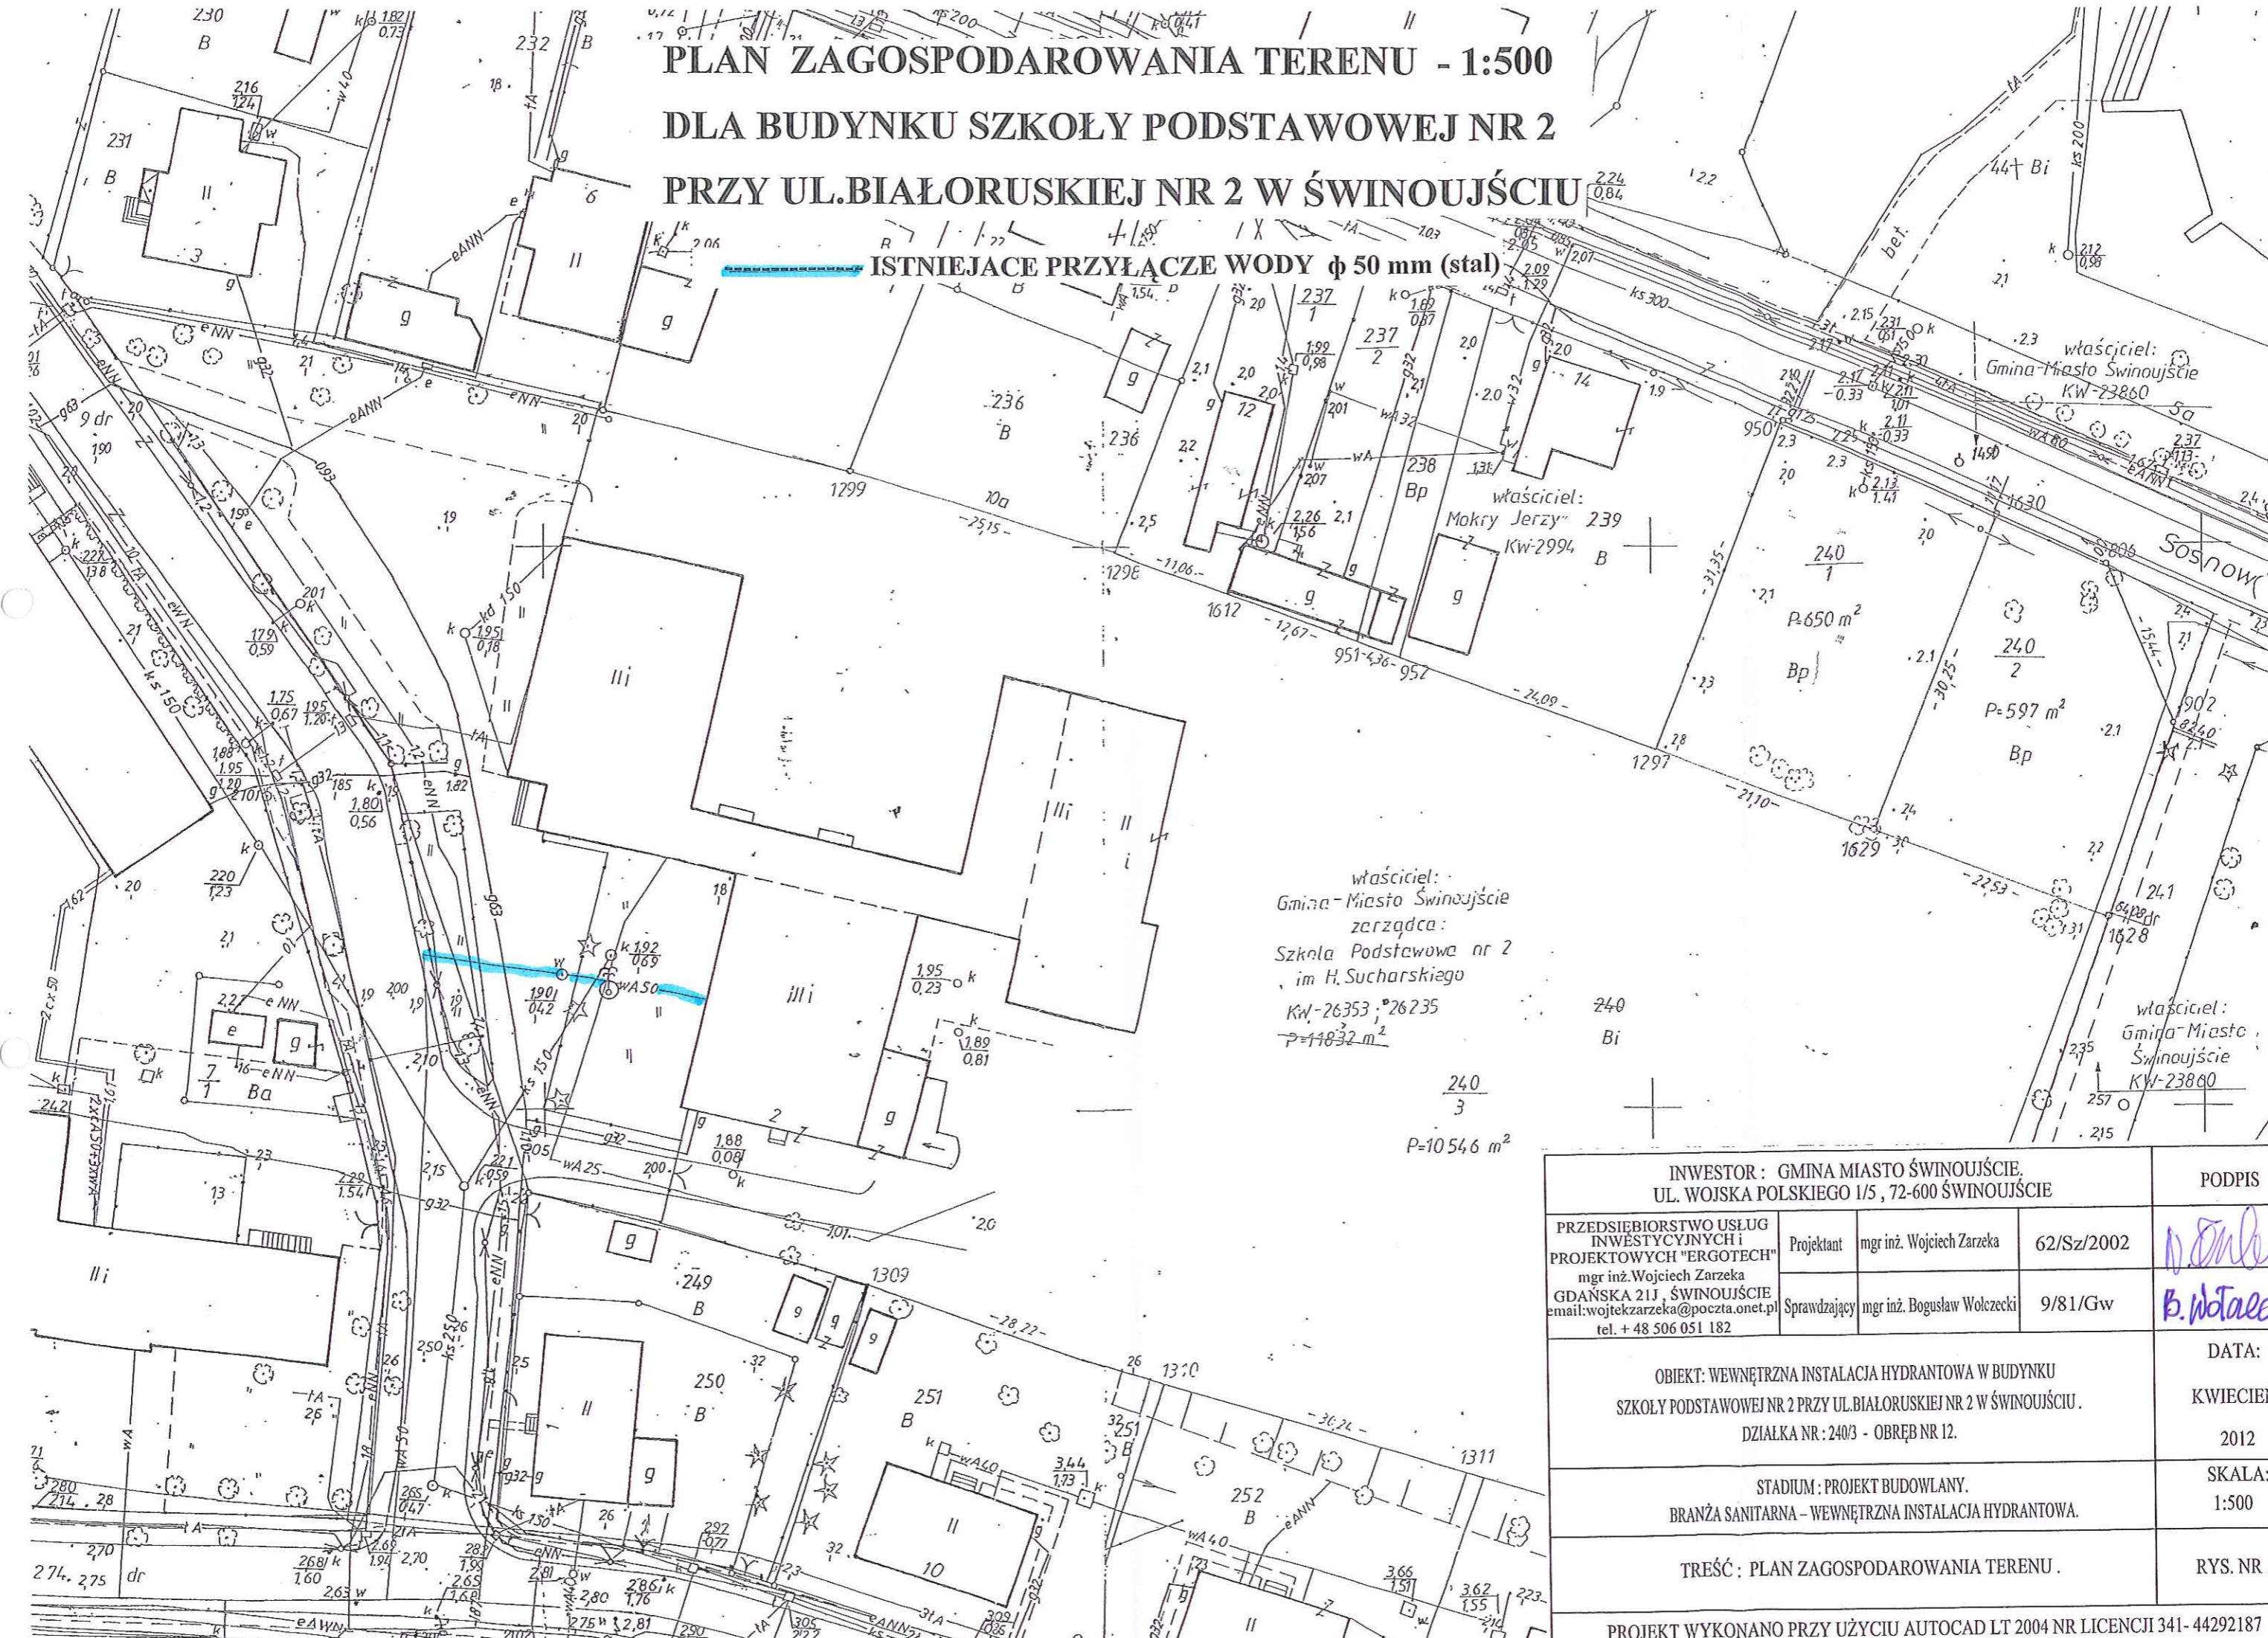

właściciel:
Gmina-Miasto Swinoujscie
zarządca:
Szkoła Podstawowa nr 2
im H. Sucharskiego
KW-26353, 26235
P=11032 m²

240
3
P=10546 m²

INWESTOR : GMINA MIASTO ŚWINOUJŚCIE, UL. WOJSKA POLSKIEGO 1/5, 72-600 ŚWINOUJŚCIE			PODPIS
PRZEDSIĘBIORSTWO USŁUG INWESTYCYJNYCH I PROJEKTOWYCH "ERGOTECH" mgr inż. Wojciech Zarzeka GDAŃSKA 21J, ŚWINOUJŚCIE email: wojtekzarzeka@poczta.onet.pl tel. + 48 506 051 182	Projektant	mgr inż. Wojciech Zarzeka	62/Sz/2002
	Sprawdzający	mgr inż. Bogusław Wolczecki	9/81/Gw
OBIEKT: WEWNĘTRZNA INSTALACJA HYDRANTOWA W BUDYNKU SZKOŁY PODSTAWOWEJ NR 2 PRZY UL. BIAŁORUSKIEJ NR 2 W ŚWINOUJŚCIU. DZIAŁKA NR : 240/3 - OBRĘB NR 12.			DATA: KWIECIEŃ 2012
STADIUM: PROJEKT BUDOWLANY. BRANŻA SANITARNA - WEWNĘTRZNA INSTALACJA HYDRANTOWA.			SKALA: 1:500
TREŚĆ: PLAN ZAGOSPODAROWANIA TERENU.			RYŚ. NR 1
PROJEKT WYKONANO PRZY UŻYCIU AUTOCAD LT 2004 NR LICENCJI 341-44292187			