


**PLAN ZAGOSPODAROWANIA TERENU - 1:500
DLA BUDYNKU ZESPOŁU SZKÓŁ PUBLICZNYCH NR 4
PRZY UL. SZKOLNEJ NR 1 W ŚWINOUJŚCIU**

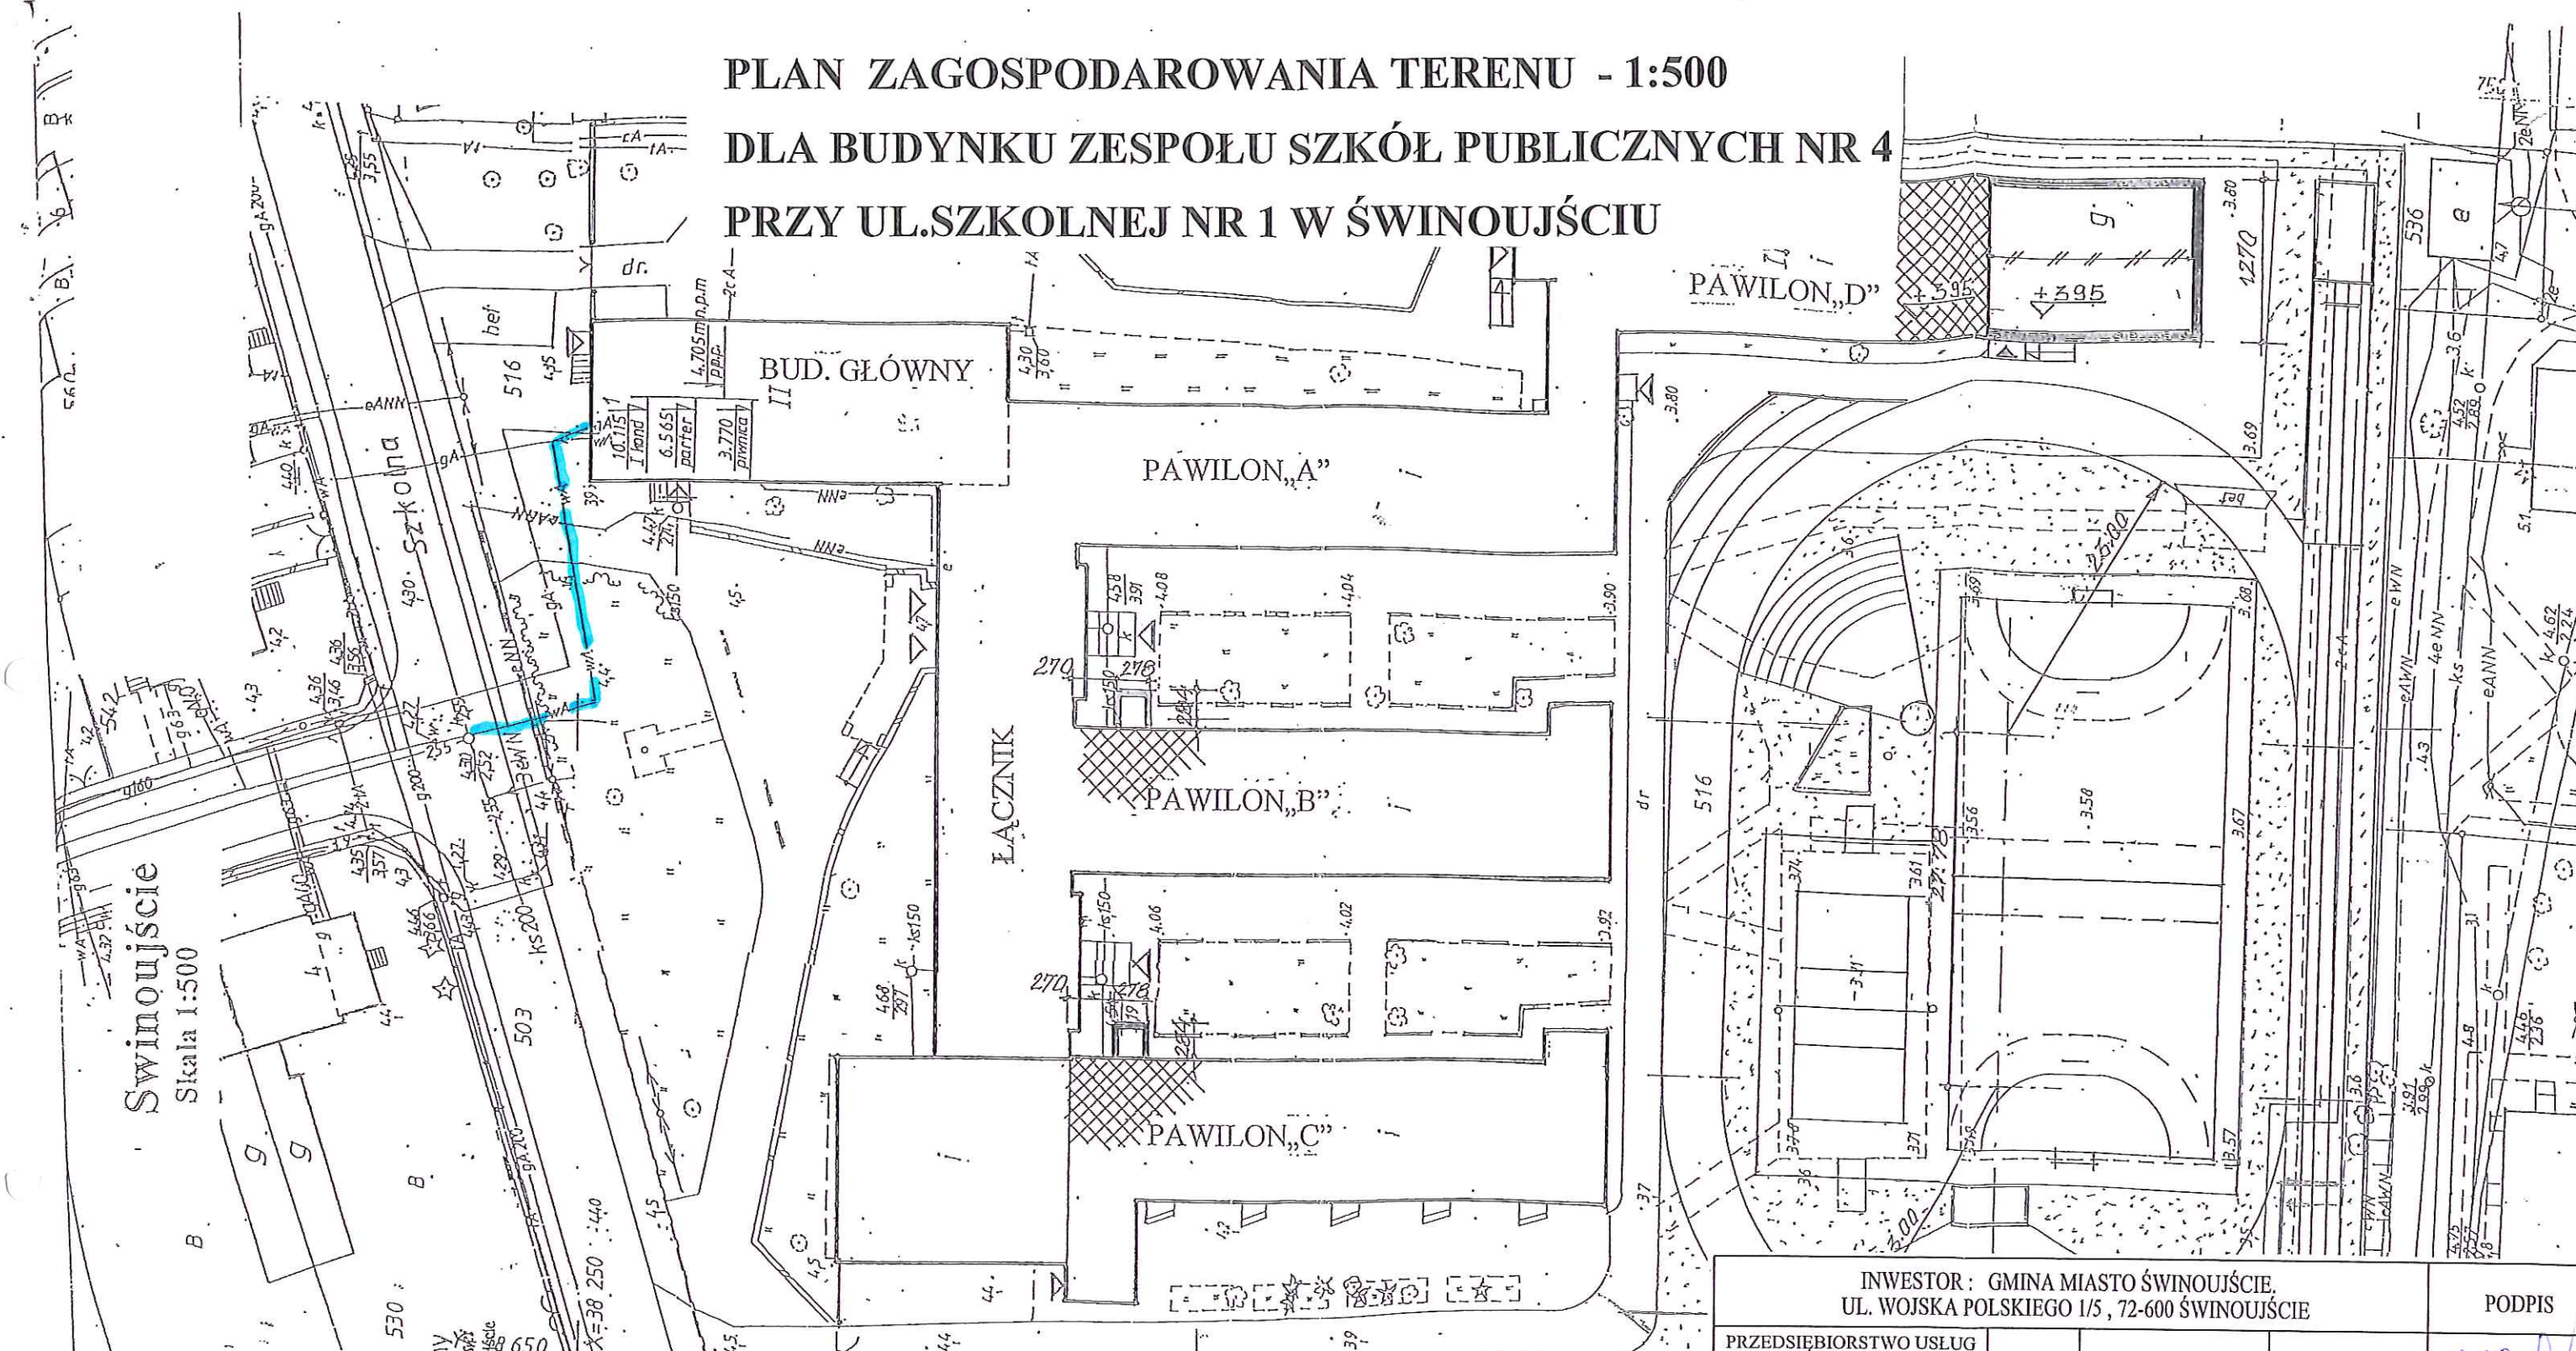

Swinoujście
Skala 1:500

578
KERG 894/98
Stwierdzam aktualność mapy na dzień 16.10.1998 r w zakresie oznaczonym kolorem niebieskim

Mapa nadaje się do celów projektowych

Sporządził:
Geodeta (prawny)
mgr inż. Macysław Woźniakowski
ul. Boh. Wrasna 50/12b, 72-600 Swinoujście
tel. (091) 321-39-61
Regon 810166384
Swinoujście 16.10.1998 r
X=38 250 :440
Y=520- Bp

- ISTNIEJĄCE PRZYŁĄCZE WODY ϕ 63 mm PE**
- BUDYNEK ISTNIEJĄCY
 - BUDYNEK PROJEKTOWANY
 - BUDYNEK DO ROZBIÓRKI
 - PROJEKTOWANE RZĘDNE
 - PROJEKTOWANE WEJŚCIA
 - ZIELEŃ ISTNIEJĄCA
 - ZIELEŃ PROJEKTOWANA
 - PROJEKTOWANE OGRODZENIE

INWESTOR : GMINA MIASTO ŚWINOUJŚCIE, UL. WOJSKA POLSKIEGO 1/5 , 72-600 ŚWINOUJŚCIE			PODPIS	
PRZEDSIĘBIORSTWO USŁUG INWESTYCYJNYCH I PROJEKTOWYCH "ERGOTECH" mgr inż. Wojciech Zarzeka GDAŃSKA 21J , ŚWINOUJŚCIE email:wojteczarzeka@poczta.onet.pl tel. + 48 506 051 182	Projektant	mgr inż. Wojciech Zarzeka	62/Sz/2002	
	Sprawdzający	mgr inż. Bogusław Wolczecki	9/81/Gw	
OBIEKT: WEWNĘTRZNA INSTALACJA HYDRANTOWA W BUDYNKU ZESPOŁU SZKÓŁ PUBLICZNYCH NR 4 PRZY UL. SZKOLNEJ NR 1 W ŚWINOUJŚCIU. DZIAŁKA NR : 516/2 - OBRĘB NR 9.			DATA: KWIECIEŃ 2012	
STADIUM : PROJEKT BUDOWLANY. BRANŻA SANITARNA - WEWNĘTRZNA INSTALACJA HYDRANTOWA.			SKALA: 1:500	
TREŚĆ : PLAN ZAGOSPODAROWANIA TERENU .			RYS. NR 1	
PROJEKT WYKONANO PRZY UŻYCIU AUTOCAD LT 2004 NR LICENCJI 341- 44292187				