




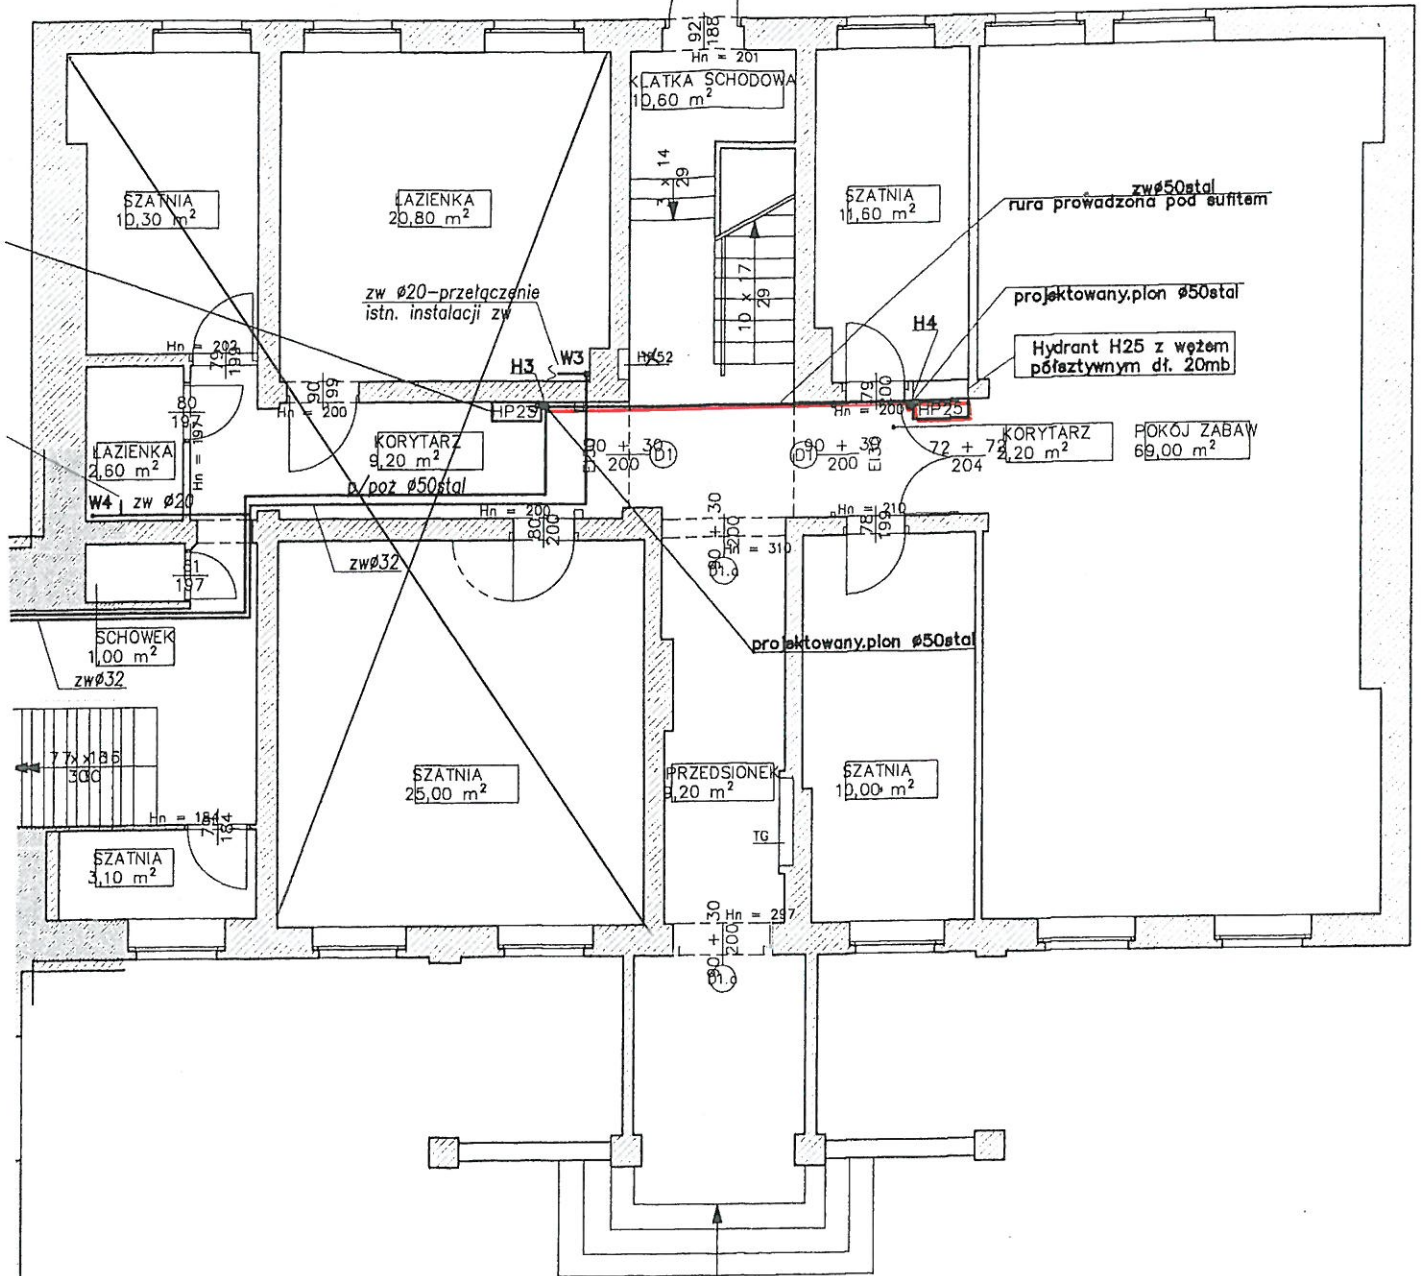

RZUT PARTERU- Budynek A



OZNACZENIA NA RYSUNKU

-  Ściany istniejące
-  Wyburzenia

OZNACZENIA:

-  instalacja wody zimnej-przebudowa
-  instalacja hydrantowa

PRACOWNIA PROJEKTOWA

www.pracownia-rev.pl

73-110 Stargard Szczeciński
ul. Jana Lechonia 10D
(+48) 91 836 88 98
(+48) 609 725 335
pracownia-projektowa-rev@o2.pl

projektant inst. sanitarnych
mgr inż. Ewa Rybak
upr.bud. ZAP/0001/PWO/B04

opracował:
mgr inż. Katarzyna Mącieryńska

inwestycja: PRZEBUDOWA INSTALACJI
HYDRANTOWEJ I WODNEJ

PRZEDSZKOLE MIEJSKIE NR 10
ul. Monte Casino 24-25 72-600 Świnoujście


inwestor: GMINA MIASTO ŚWINOUJŚCIE
ul. W. Polekiego 1/5
Świnoujście

temat rysunku: RZUT PARTERU- Budynek A i B
Instalacja hydrantowa . Instalacja wody zimnej.

branża: INSTALACJE SANITARNE


skala: 1:100 data: 2014.09 inż. S2

RZUT 1 PIETRA. Budynek A

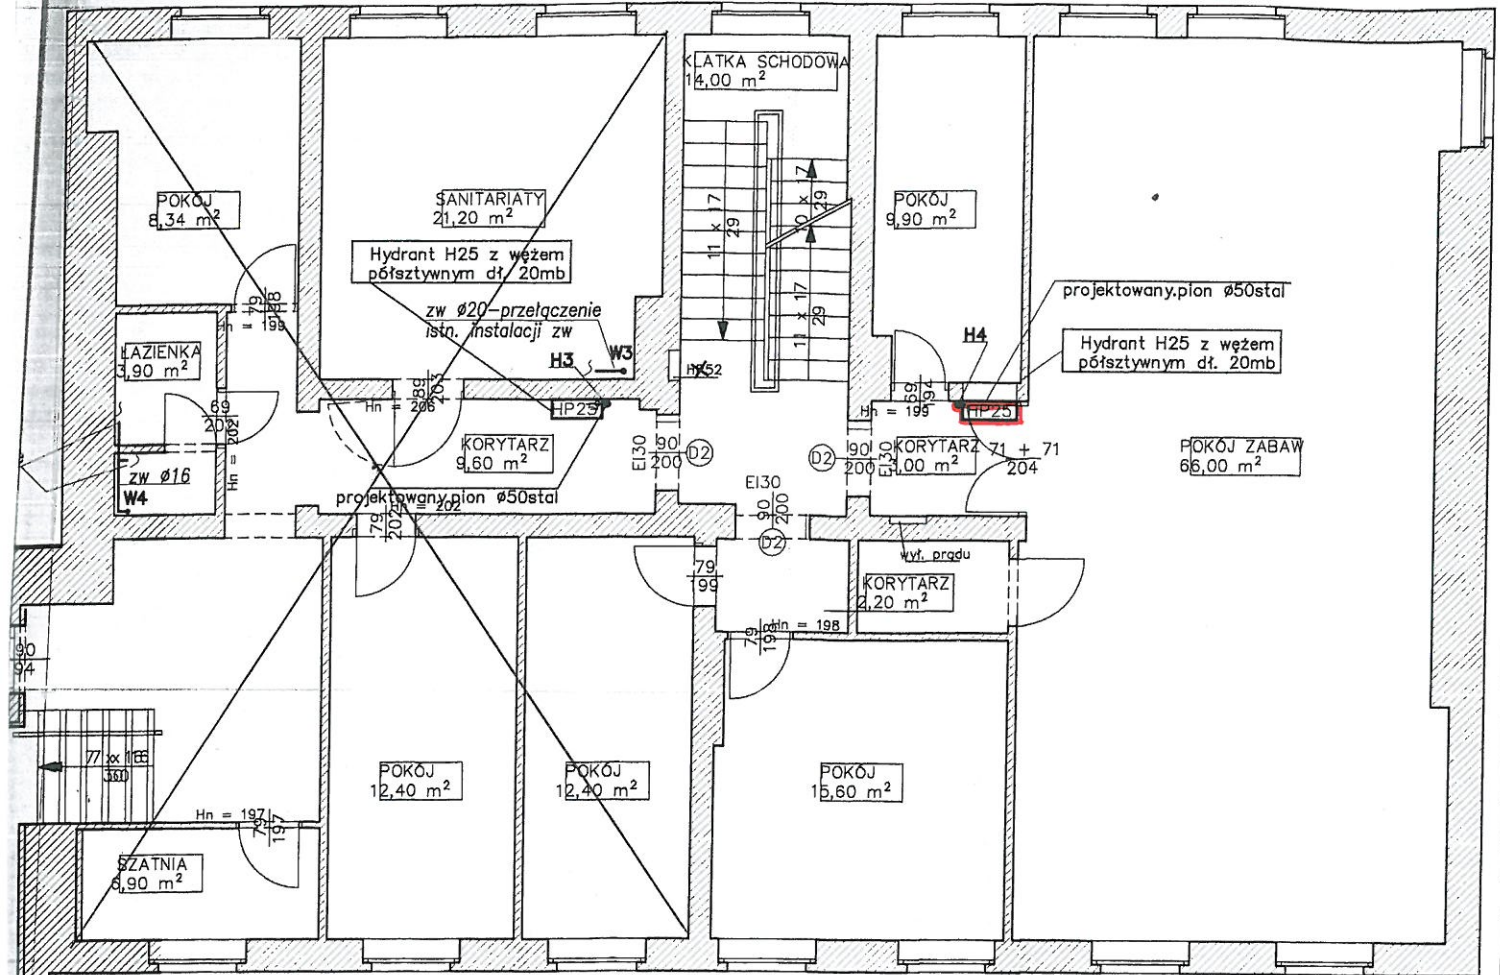

OZNACZENIA:

- instalacja wody zimnej—przebudowa
- instalacja hydrantowa

 PRACOWNIA PROJEKTOWA www.pracownia-rev.pl	
73-110 Stargard Szczeciński ul. Jana Lechonia 10D (+48) 91 836 88 98 (+48) 609 725 335 pracownia-projektowa-rev@o2.pl	
projektant inst. sanitarnych: mgr inż. Ewa Rybak upr. bud. ZAP/0091/PWC/014	
opracował: mgr inż. Katarzyna Macierzyńska	
inwestycja: PRZEBUDOWA INSTALACJI HYDRANTOWEJ I WODNEJ PRZEDSZKOLE MIEJSKIE NR 10 ul. Monte Casino 24-25 72-600 Świnoujście	
inwestor: GMINA MIASTO ŚWINOUJŚCIE ul. W. Polskiego 1/5 Świnoujście	
temat rysunku: RZUT 1 PIĘTRA - Budynek A i B Instalacja hydrantowa . Instalacja wody zimnej.	
branża: INSTALACJE SANITARNE	
skala	1:100
data	2014.09
rys.	S3

RZUT 2 PIĘTRA - Budynek A

