
 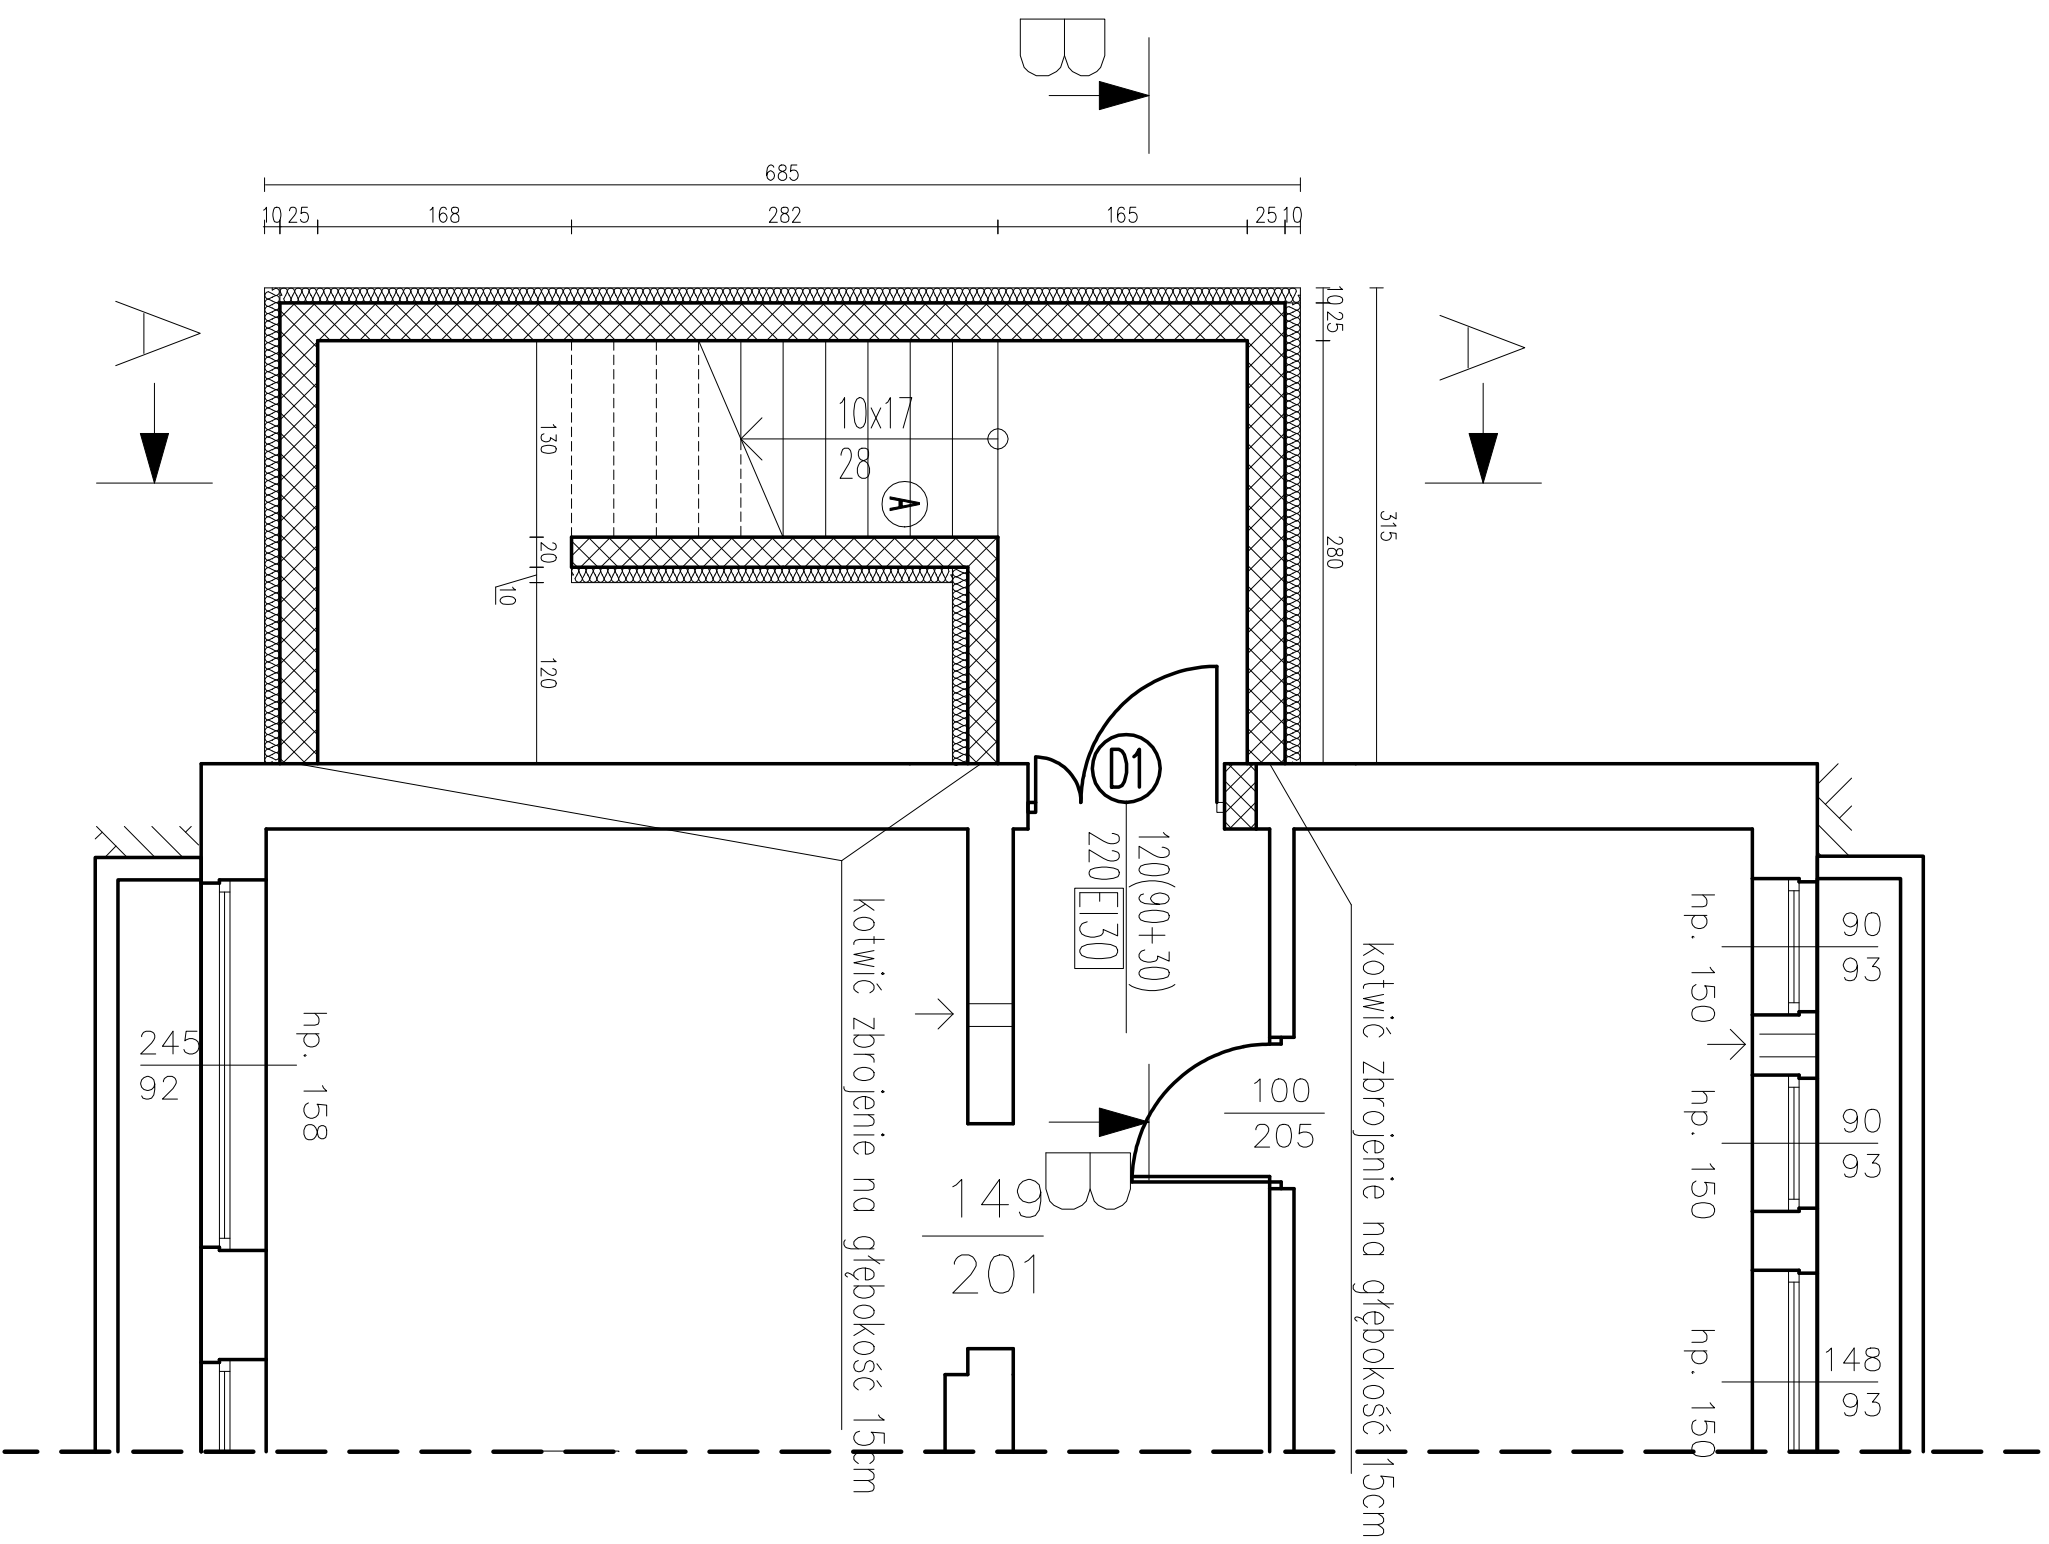
 


# RZUT PIWNIC – PROJEKTOWANA EWAKUACYJNA KLATKA SCHODOWA



## LEGENDA

-  wyburzenia
-  zamurowania

PRZEDSIĘBIORSTWO BUDOWLANO - INWESTYCYJNE			
inż. <b>NAOS</b> inż. Bogusław Drożdż			
ul. B. Chrobrego 24, 78-320 Polczyn-Zdrój			
Investor:	Ośrodek Sportu i Rekreacji "WYSPARZ" ul. J. Matejki 22, 72-600 Świnoujście		
Położenie obiektu:	ul. Matejki 17g, 72-600 Świnoujście; dz. nr 4 obr. 0006		
Obiekt:	Dom Noclegowy – rozbudowa i remont budynku		
Stadium:	Projekt budowlany		Data: 06.2015
Rysunek:	Nr 6 – Rzut piwnic – projektowana ewakuacyjna klatka schodowa		Skala: 1:50
Sporządził:	Imię i nazwisko:	Nr uprawnień:	Podpis:
Kier. zespołu/Konstrukcja:	inż. Bogusław Drożdż	A/PNB/8300/268/81	
Architektura/Konstrukcja:	inż. Mchgorzata Klemińska	AN/8346/269/81 UAN/8346/26/87	
Sprzedaż konstrukcji:	mgr inż. arch. Andrzej Tyszecki	A/PNB/8300/124/79	
Sprzedaż konstrukcji:	mgr inż. Adam Kaczorowski	UAN/U/7342/66/91	
Opracowanie:	mgr inż. Grzegorz Wojno		