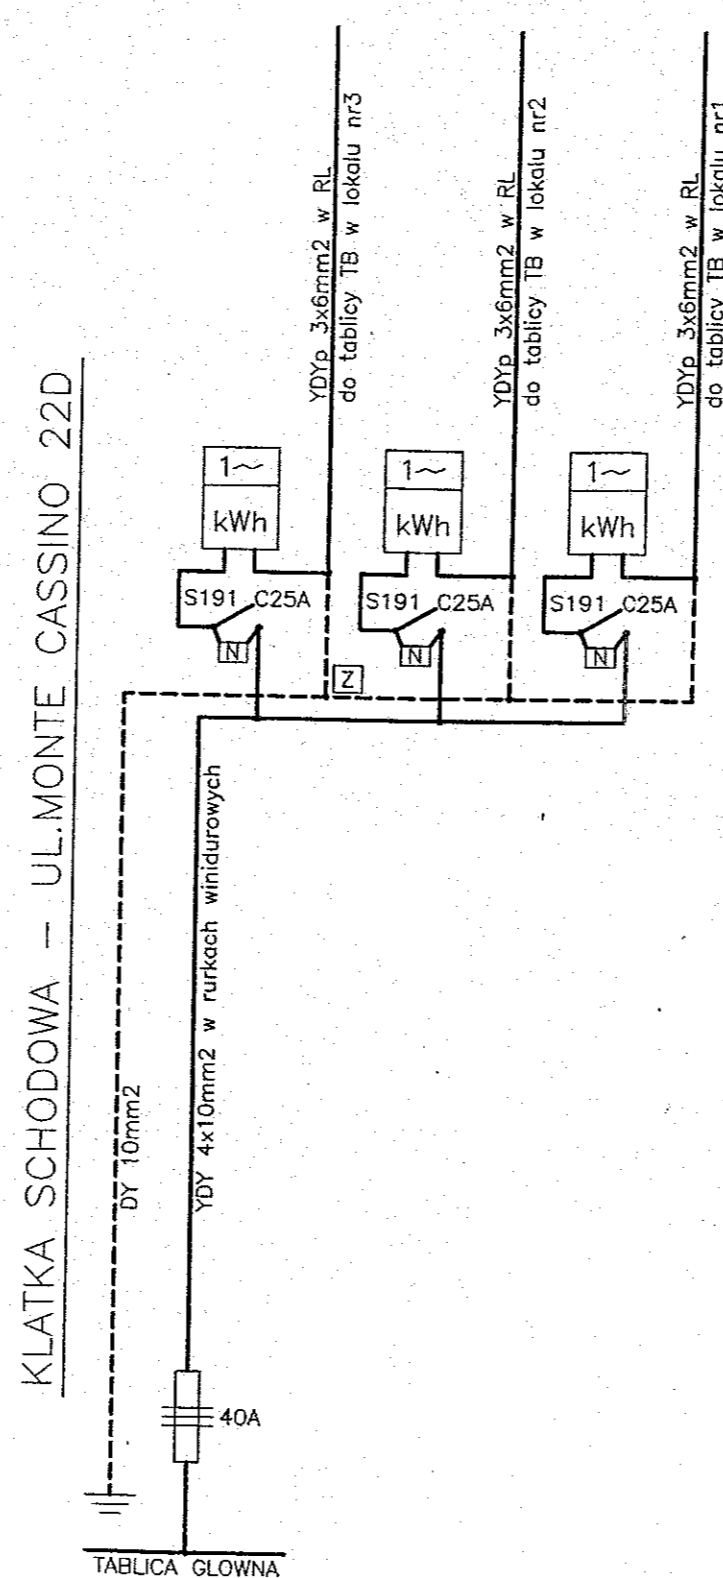
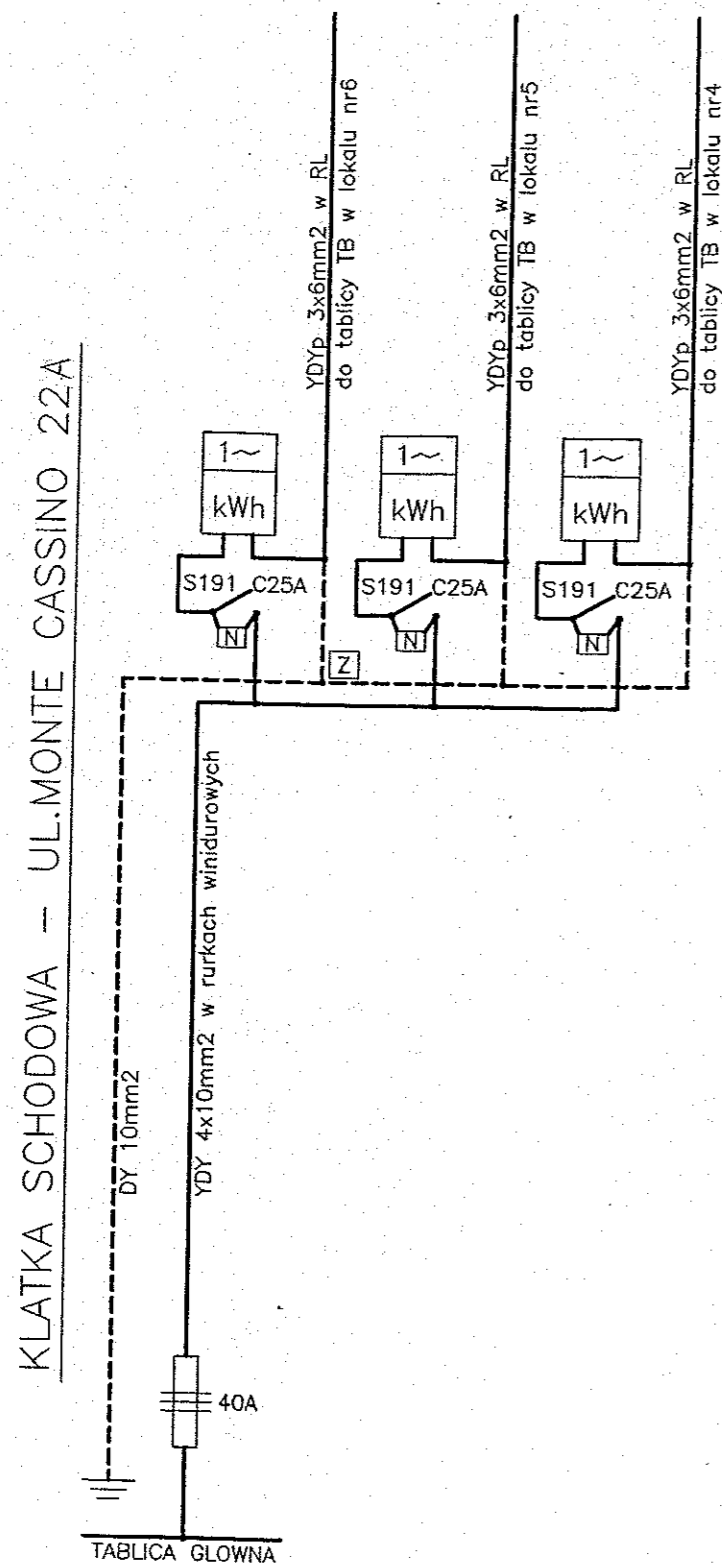


SZAFY ROZDZIELCZO POMIAROWE TL na VI kondygnacji

URZĄD POWIATOWY
Kamień Pomorski
ul. Mieszka I 5b
72-400 Kamień Pomorski

SCHEMAT ZASILANIA



REJON DYSTRYBUCJI MIĘDZYDROJE
Sekcja Rozwoju
UZGADNIA UKŁAD POMIAROWY
Uzgodnienie ważne jest do dnia

ważności WP Nr

2R2/971/2007

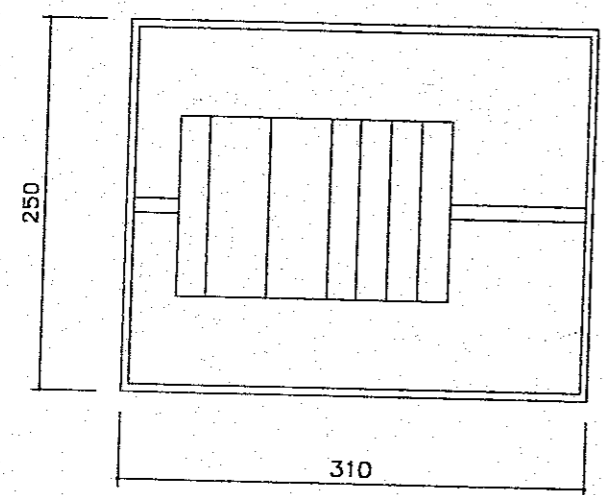
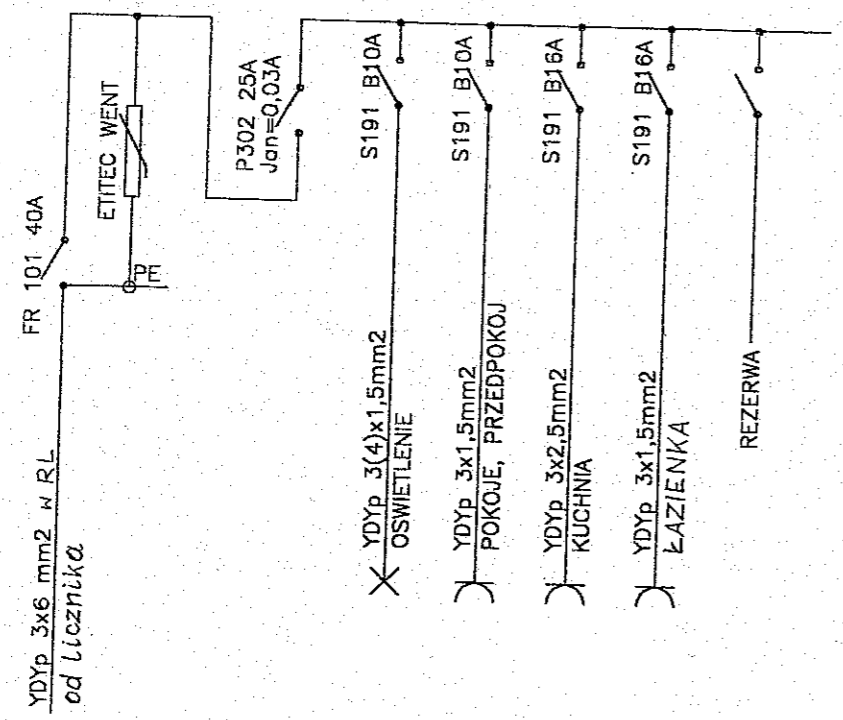
Międzydroje, dnia 31 SIE. 2007

ENEA Operator Sp. z o.o.
Rejon Dystrybucji Międzydroje
Sekcja Rozwoju
Starczy Mistrz ds. Inwestycji
Jacek Lewandowski

| | | | | | | |
|-------------|-----------------|-------------------|--------------------|---------|-------|--------|
| | | OBIEKT | | | | |
| | | SCHEMAT ZASILANIA | | | | |
| | Imię i nazwisko | Nr uprawnień | Podpis | Data | Skala | Nr rys |
| Projektował | JAN WRONA | 144/Sz/80 | <i>[Signature]</i> | 08.2007 | | 1 |

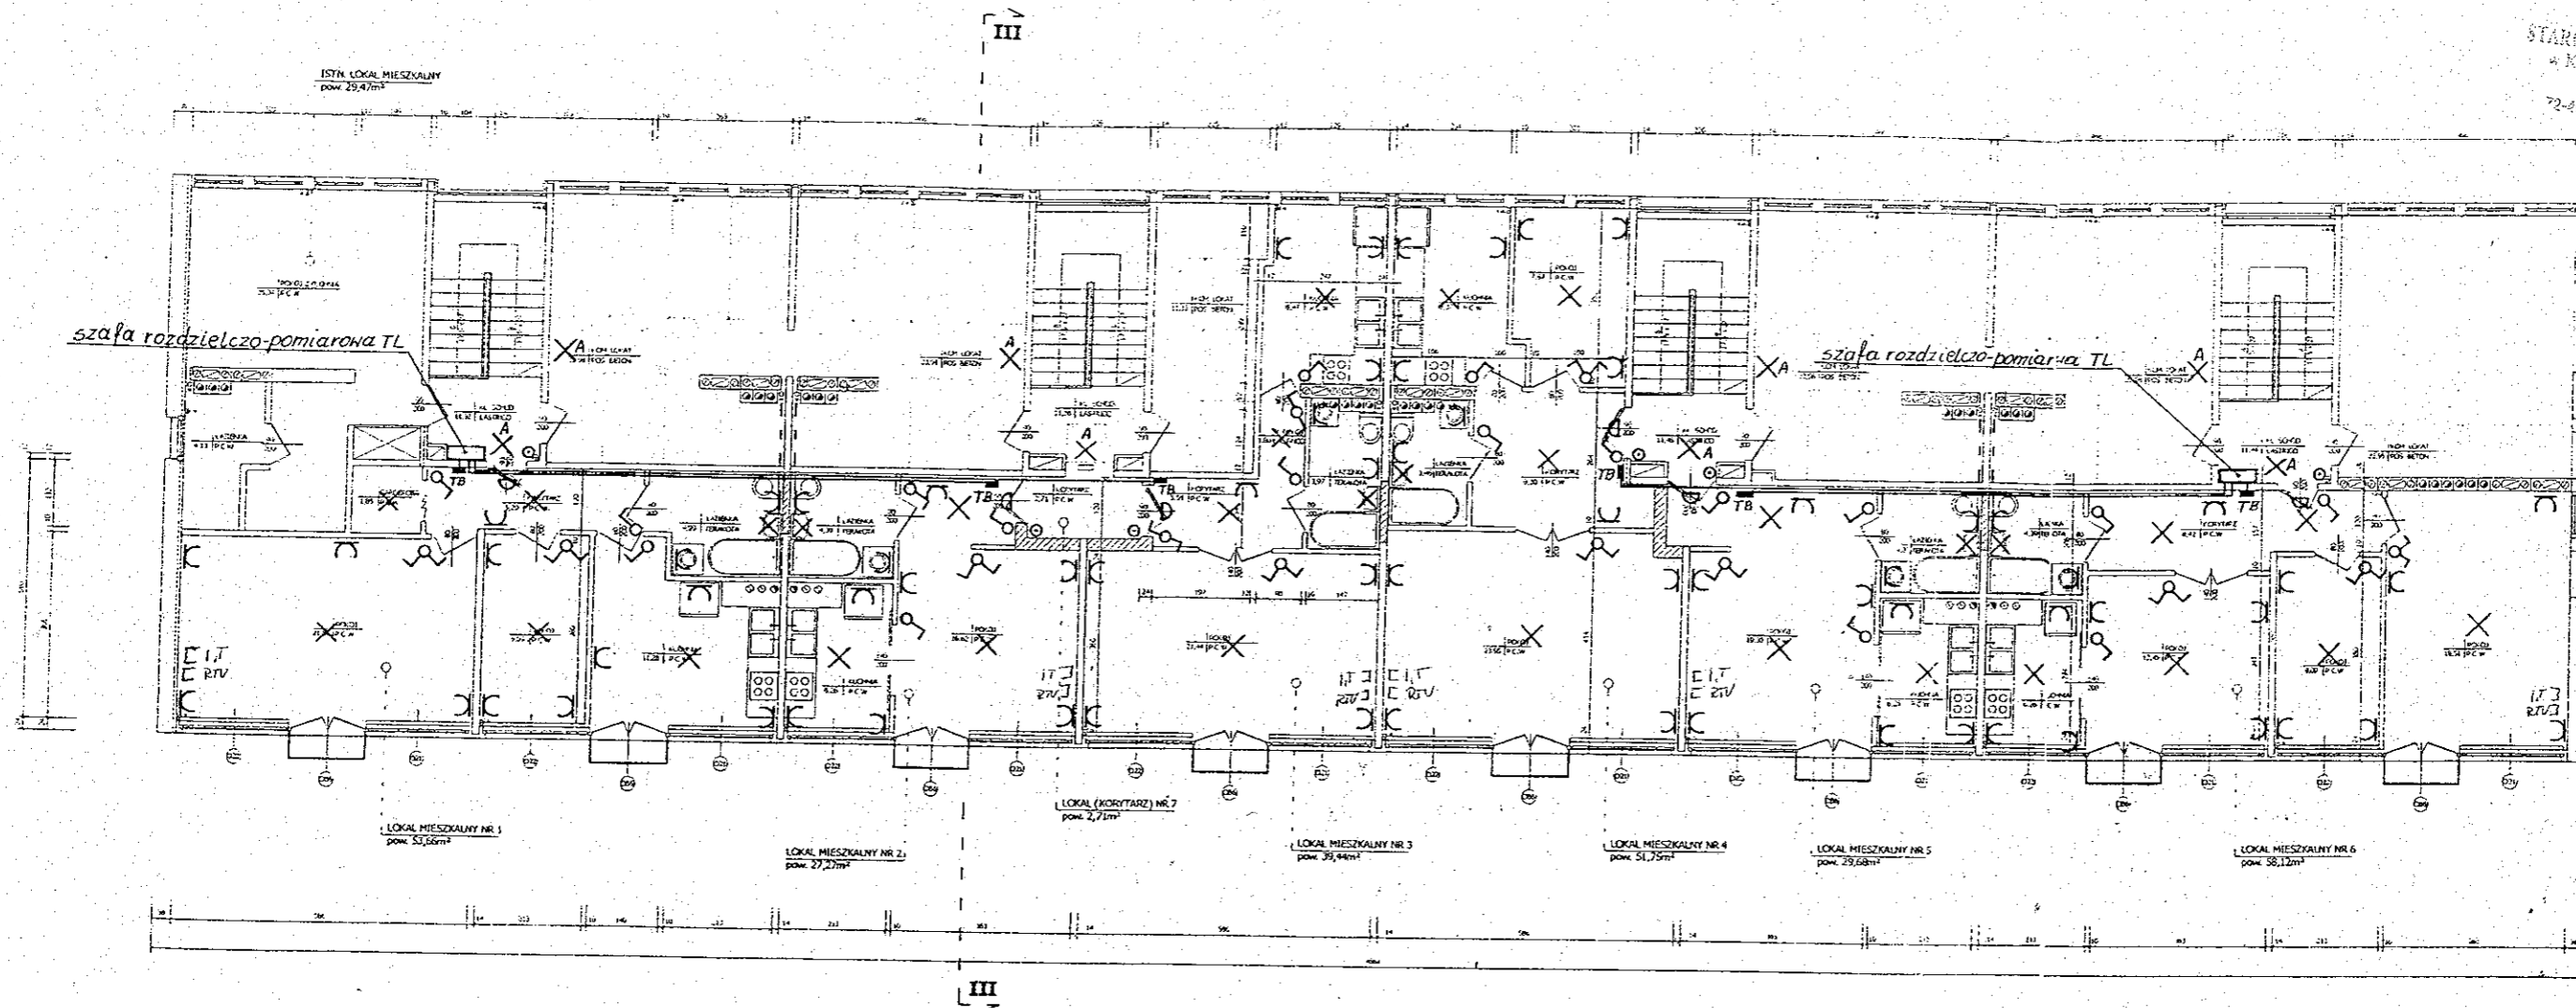
TABLICA TB

URZĘDZYSTWO POWIATOWE
w Kamieniu Pomorskim
ul. Maszka 1 5b
72-400 Kamień Pomorski

 
 
 

 


 
- WYŁACZNIK FR 101 40A
- OGRANICZNIK PRZEPIEC
- ETITEC WENT
- WYŁACZNIK ROZNICOWO-PRADOWY
- P302 25A, Jan=0,03A
- 2 x S191 B10A
- 2 x S191 B16A

| | | | | | | |
|-------------|-----------------|-------------------|--------|---------|-------|--------|
| | | OBIEKT | | | | |
| | | SCHEMAT ZASILANIA | | | | |
| | Imię i nazwisko | Nr uprawnień | Podpis | Data | Skala | Nr rys |
| Projektował | JAN WRONA | 144/Sz/80 | | 08.2007 | 1:5 | 2 |



LEGENDA:

-  - zamurowana
-  - ściany działowe z płyt GK
-  - kanały wentylacyjne PCV
-  - kanały spalinywe
-  - przyłącza wod. kan.

| "INŻYNIERIA DROGOWA" | | PROJEKTOWANIE I WYKONANIE (+48) 81 32 41 298 fax: 803 237 334 |
|----------------------|---|--|
| OBIEKT: | Budynek mieszkalno usługowy | |
| ADRES: | Świnoujście, ul. Monte Cassino 22 a, b, c, d | |
| TEMAT: | Adaptacja pomieszczeń ostatniej VI kondygnacji na lokale mieszkalne | |
| TREŚĆ RYSUNKU: | INSTALACJA ELEKTRYCZNA | |
| PROJEKTANT: |  Mgr Inż. Ewa Jurek Jan Wrona Stw.kw.144/Szp.157 813 05 15 15 | |
| SKALA 1 : 100 | Świnoujście, sierpień 2007 r. | RYS. NR 3 |