


- Instalacja domofonu
- Instalacja telefoniczna
- Instalacja anteny RTV
- Instalacja uziemiająca i wyrównawcza

- Domoфон
- Wypust telefoniczny
- Gniazdo anteny RTV

DOKUMENTACJA  
 Powykonawca  
 mgr inż. Krzysztof Nowak  
 Nr upraw. 134/SZ/84  
 URZĄD MIASTA  
 Świnoujście  
 Wydział Inwestycji Komunalnych

<b>BIURO STUDIÓW I PROJEKTÓW SŁUŻBY ZDROWIA sp. z o.o.</b> 71-60 SZCZECIN, UL. KAPITAŃSKA 3A, TEL. +4891 43 43 066		Nr zlecenia 15-Sz-2001
Temat: BUDYNKI MIESKALNE WIELORODZINNE I BUDYNEK Z LOKALAMI SOCJALNYMI	Obiekt: BUDYNEK NR 1	Data październik 2001
Adres: ŚWINOUJŚCIE JŁ. HOLENDERSKA, WĘGIERSKA NR DZ. 37/2	Stadium: PROJEKT WYKONAWCZY	Skala 1 : 100
Branża: ELEKTRYCZNA	<b>Treść rysunku: RZUT PATERU INSTALACJE TELEFON. I RTV</b>	<div style="border: 1px solid black; padding: 2px; display: inline-block;">4/9</div>
Projektant mgr inż. WŁADYSŁAW SPYCHAŁSKI nr upr. 86/SZ/78	Sprawdzający mgr inż. JOZEF PAWŁOWSKI nr upr. 134/SZ/84	

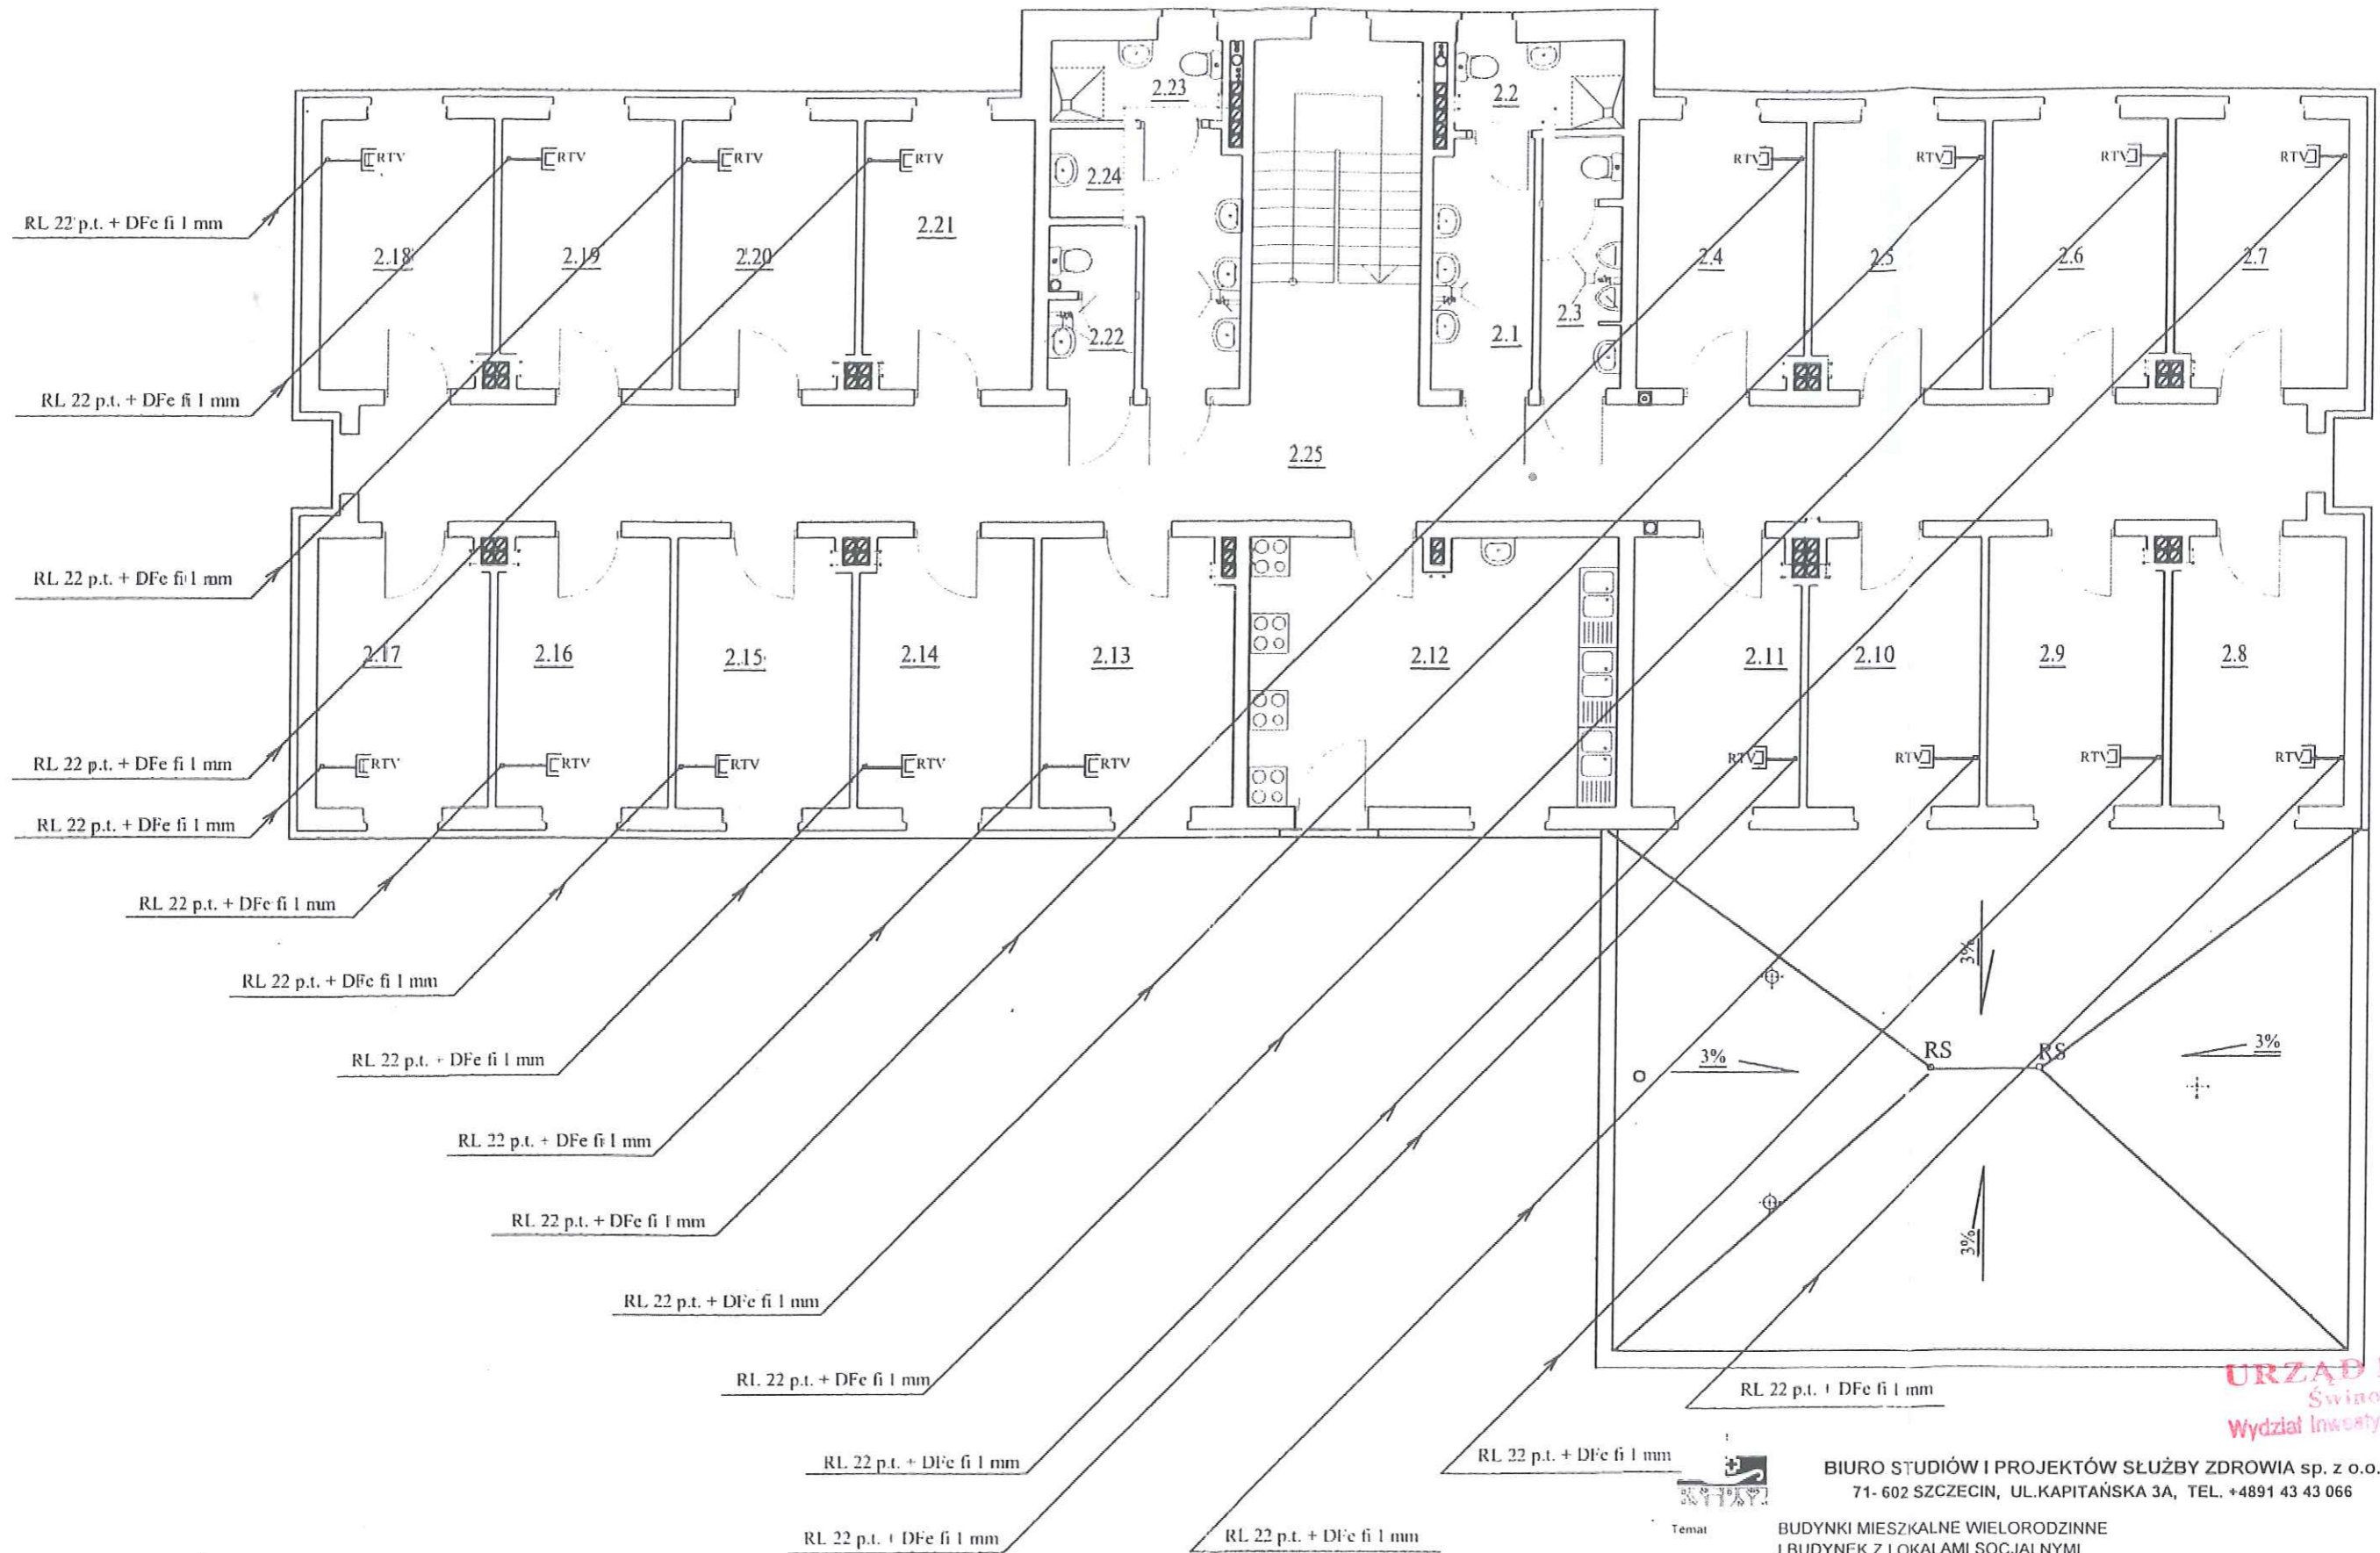

**URZĄD MIASTA**  
Swinoujście  
Wydział Inwestycji Komunalnych

**BIURO STUDIÓW I PROJEKTÓW SŁUŻBY ZDROWIA sp. z o.o.**  
71-602 SZCZECIN, UL. KAPITAŃSKA 3A, TEL. +4891 43 43 066

Nr zlecenia  
15-Sz-2001  
Data  
październik  
2001  
Skala  
1 : 100

Temat: BUDYNKI MIESZKALNE WIELORODZINNE  
I BUDYNEK Z LOKALAMI SOCJALNYMI  
Obiekt: BUDYNEK NR 3  
Adres: ŚWINOUJŚCIE UL. HOLENDERSKA, WĘGIERSKA NR DZ. 37/2  
Stadium: PROJEKT WYKONAWCZY  
Branża: ELEKTRYCZNA  
Tytuł rysunku: **RZUT PIĘTRA INSTALACJE TELEFON. I RTV**  
Projektant: mgr inż. WŁADYSŁAW SPYCHAŁSKI  
nr upr. 86/SZ/78  
Sprawdzający: mgr inż. JOZEF PAWŁOWSKI  
nr upr. 134/SZ/84

**DOKUMENTACJA**  
**REALIZACJA**  
Kierownik Budowy  
mgr inż. Krzysztof Nowak  
Inż. bud. 1210/1905/88