
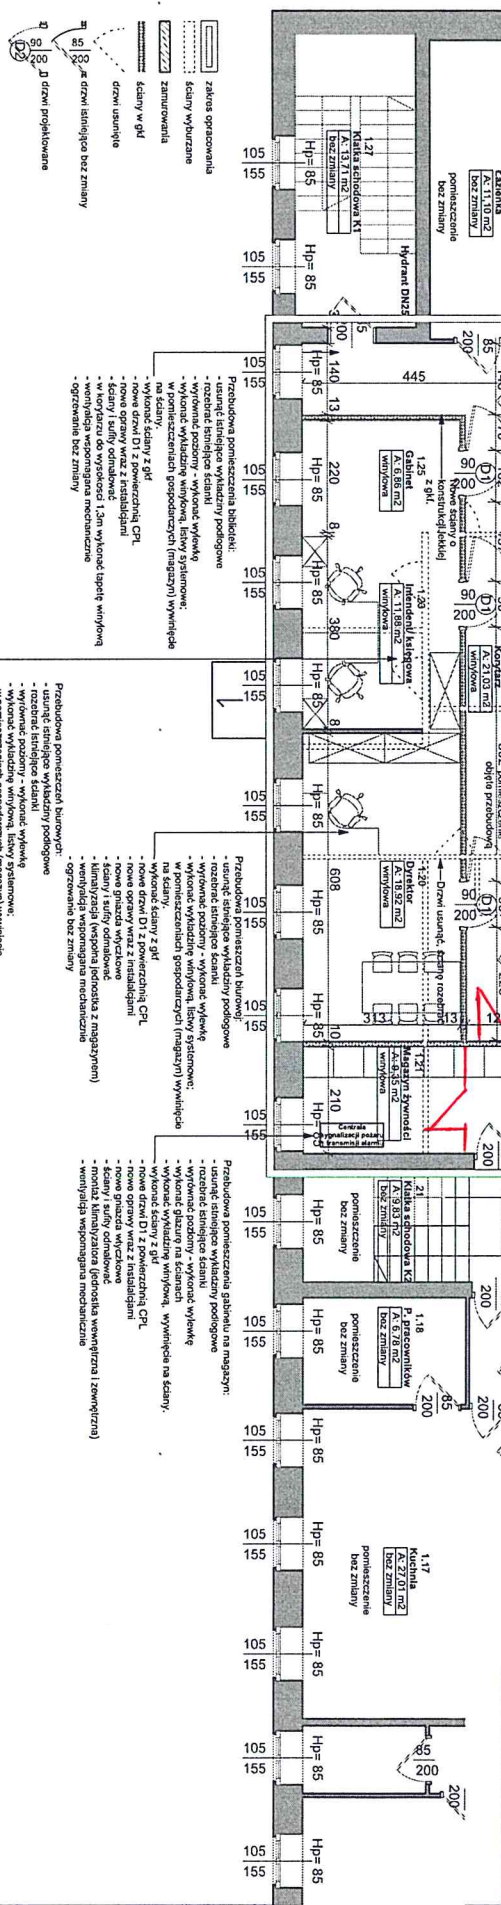


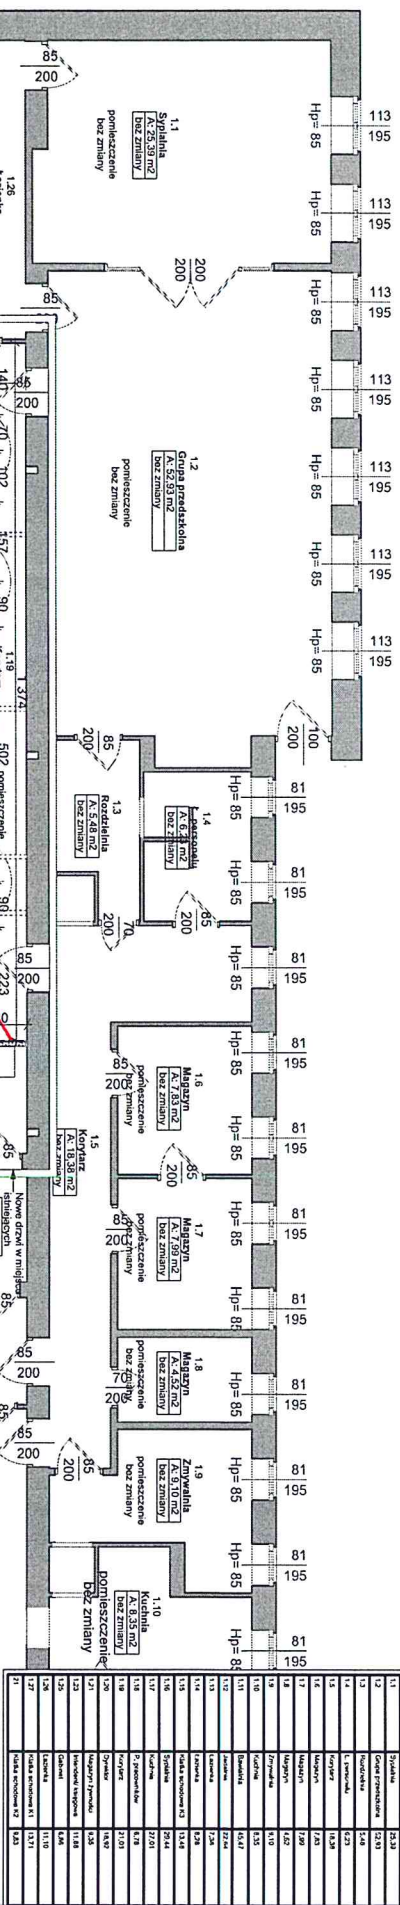

Charakterystyka budynku:

1. Budynek niski (trzy kondygnacje, trzecia w dachu stronnym)
2. Kategoria zagrożenia ludzi: ZLI
3. Klasa odporności ogniowej: .IB

UWAGA:

Wszystkie pomieszczenia objęte przebudową wyposażać w:

Istniejące zabezpieczenia przeciwpożarowe:

- centrala sygnalizacji pożaru wykonana w 2017r.
- urządzenie transmisyjny pożaru
- czujki dymu we wszystkich pomieszczeniach na ślady palenizacji
- oświetlenie awaryjne
- wyłącznik główny prądu
- wyłącznik DZS na wszystkich kondygnacjach
- dla obiektu opracowano w 2013r. ekspertyzę techniczną nr 103/2013
- w oparciu o którą uzyskano poświadczenie (wz.5595.33.2014)
- Zachodniopomorskiego Komendanta Wojewódzkiego Straży Pożarnej
- zgodę na rozwiązania zastępcze zapewnione w ekspertyzie.

Rev A 05.06.2018 zakwalifikowano opisy pomieszczeń, dodano zestawienie pomieszczeń

JackowskiStudio

71-043 Szczecin
ul. Kazimierka 2A/2
518 60 80 86
505 42 48 65

info@jackowski.studio.com
www.jackowski.studio.com

PROJEKTOWAŁ: WYKONAWCA: PROJEKTOWAŁ: WYKONAWCA:
Paweł Jackowski Oskar Jackowski
04/2007 04/2007

BUDOWALNO- WYKONAWCZY

INWESTOR: Urząd Miasta Świnoujście, Wydział Inżynierii i Ziemni Miękkich, ul. Wojska
Publiczne Przedszkole Miejskie nr 9 ul. Sosnowa, Świnoujście

TYTUŁ PRACZ: **Rzut piętra - projekt**

DATA: marzec 2018
SKALA: 1:100
ZAKRES: 05 A

1. Podłogi winylowe w sianolach coko h=10cm wywinięty na ścianę
2. Podłogi winylowe w pozostałych pomieszczeniach - stosunek cokoły systemowe
3. Wymagania techniczne: - wykładziny, - wykładziny, - wykładziny
4. Wymagania techniczne: - wykładziny, - wykładziny, - wykładziny
5. Zabudowa sianolów z płyt CPL, kolorowe, wysokość 1,4m posadzki min. 20 cm
6. Wymagania techniczne: - wykładziny, - wykładziny, - wykładziny
7. Nad nowym wejściem do przedszkola zastosować podłogę z antybakteryjnymi, kierunek drogi ewakuacyjnej oznaczyć. Zamontować oświetlenie ewakuacyjne oraz
8. Wymagania techniczne: - wykładziny, - wykładziny, - wykładziny
9. W holu nowego wejścia zastosować dodatkowy sygnalizator ROP połączony z centralą sygnalizacji