


ZALĄCZNIK NR-3

Mapa odcinków poro zabudowy UM. SWINOUJŚCIE

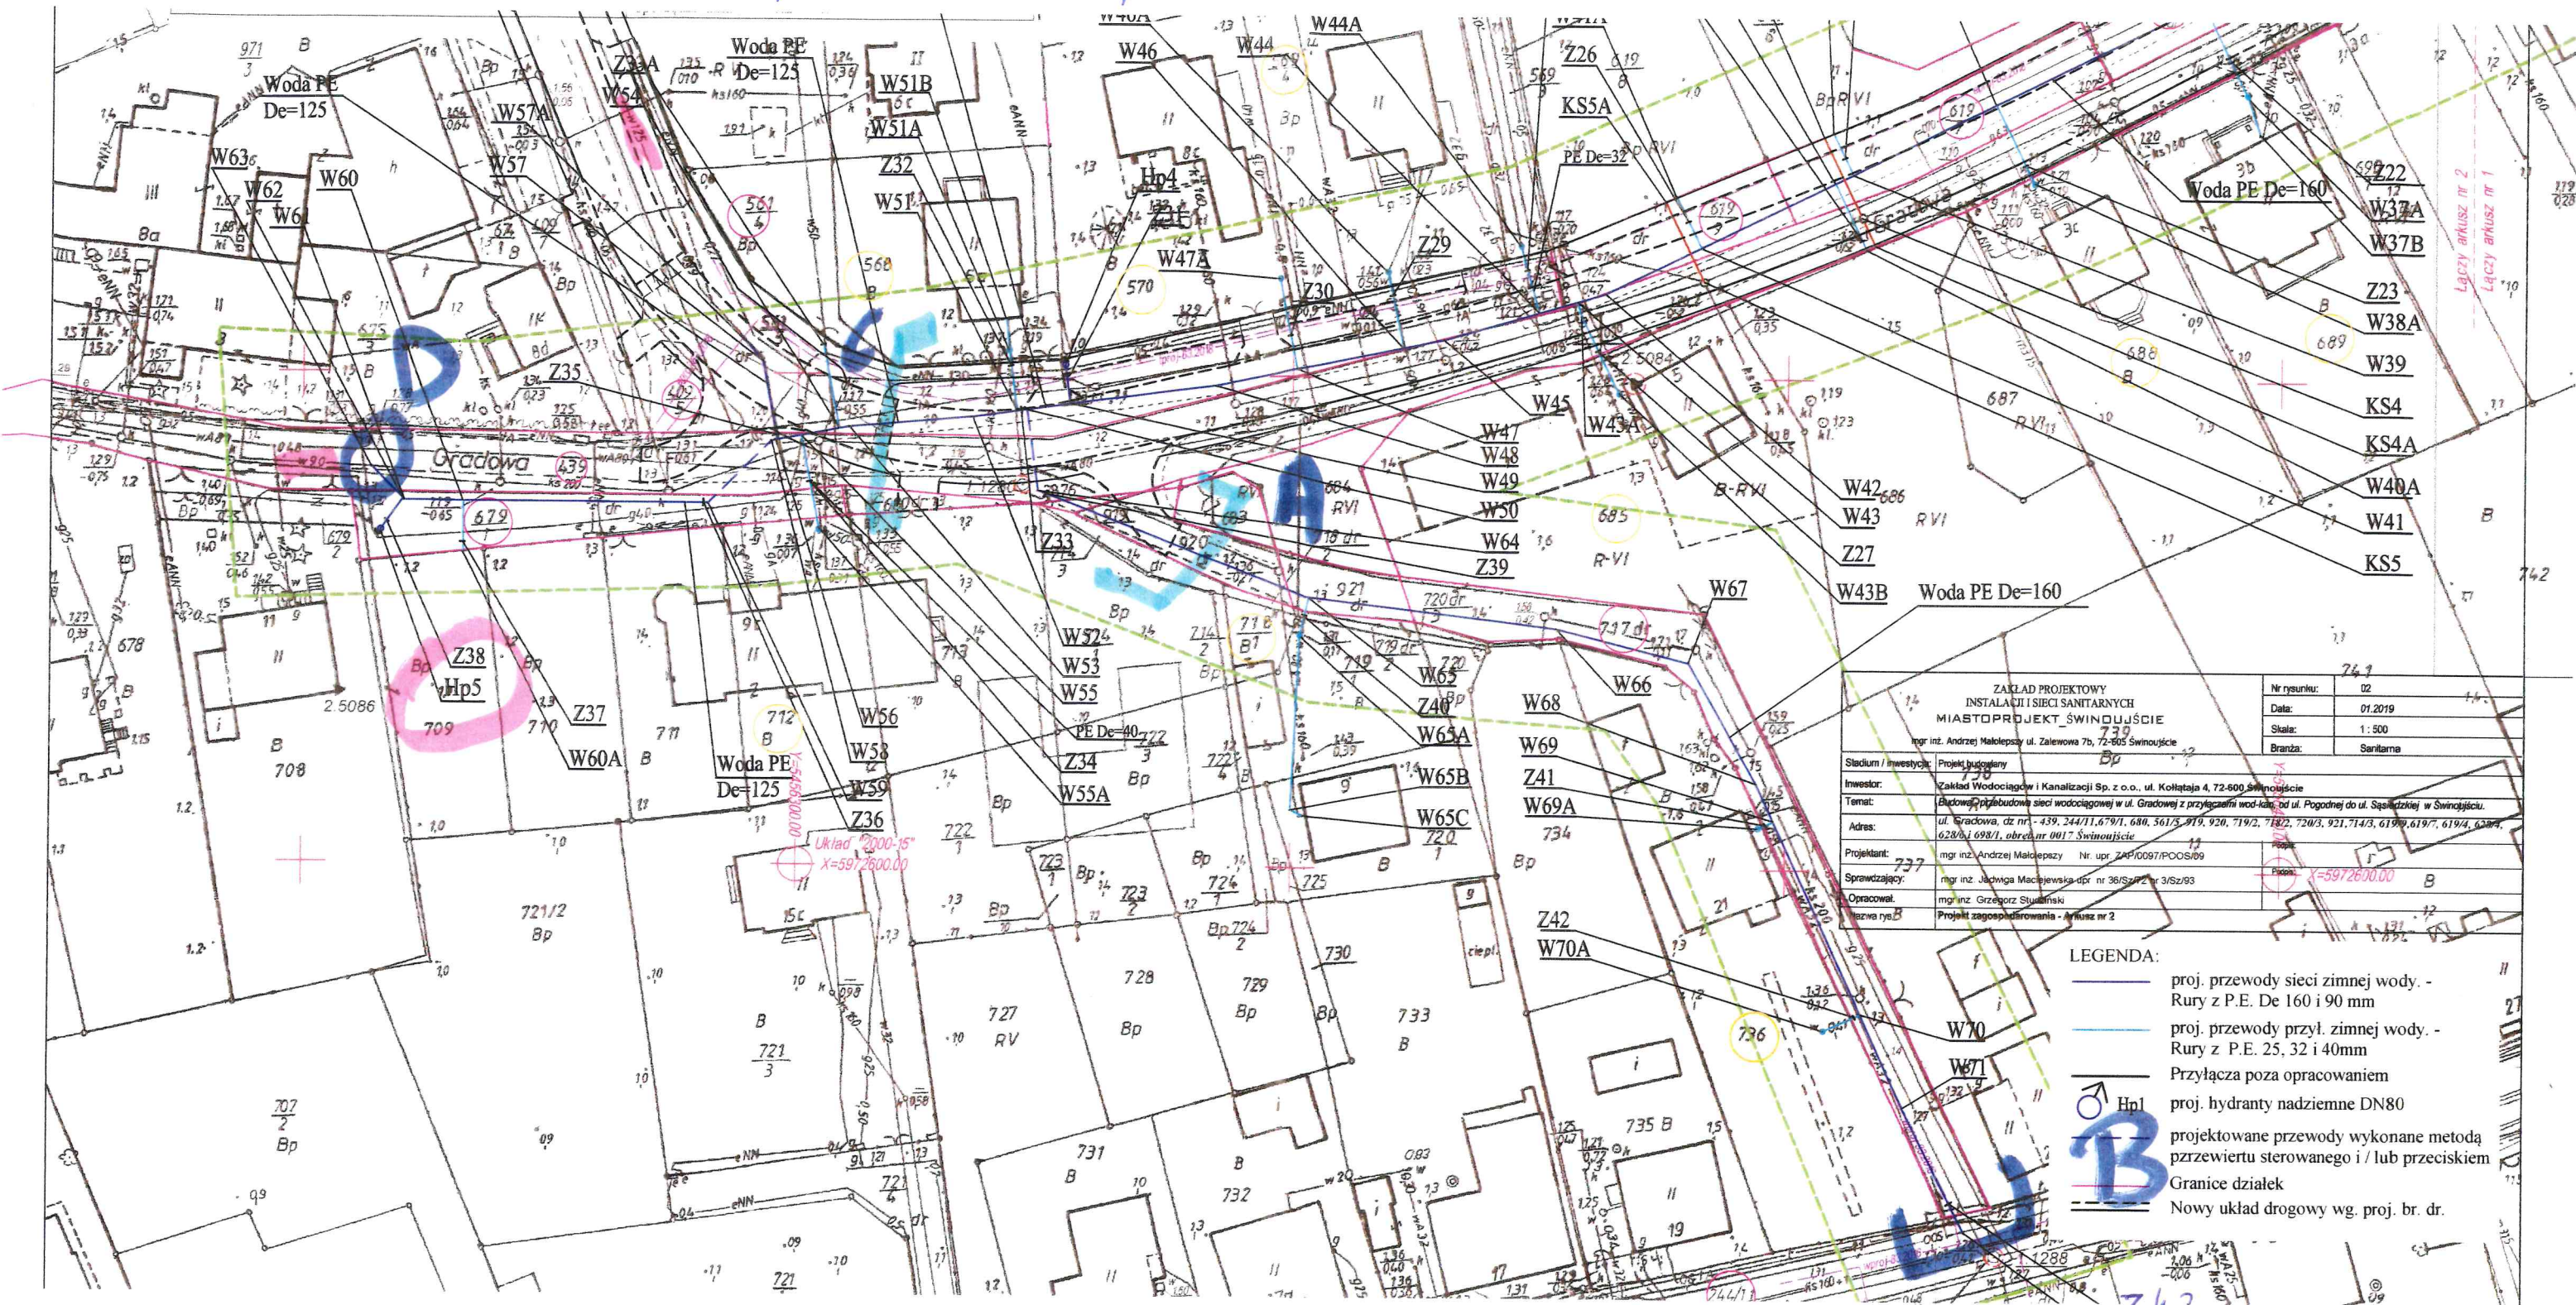

ZAKŁAD PROJEKTOWY INSTALACJI SIECI SANITARNYCH MIASTOPROJEKT SWINOUJŚCIE mgr inż. Andrzej Makiełpasy ul. Zalewowa 7b, 72-605 Swinoujście		Nr rysunku: 02
Data: 01.2019		Skala: 1:500
Branża: Sanitarna		
Stadium / inwestycja: Projekt budowlany		
Investor: Zakład Wodociągów i Kanalizacji Sp. z o.o., ul. Koltaraja 4, 72-600 Swinoujście		
Temat: Budowa i przebudowa sieci wodociągowej w ul. Gradowej z przyłączami wod-kan. od ul. Pogodnej do ul. Sądziwej w Swinoujściu.		
Adres: ul. Gradowa, dz nr: 439, 244/11, 679/1, 680, 561/5, 919, 920, 719/2, 718/2, 720/3, 921, 714/3, 6199, 6197, 6194, 6204, 6206 i 698/1, obręb nr 0017 Swinoujście		
Projektant: mgr inż. Andrzej Makiełpasy Nr upr. ZAP/0097/POOS/09		
Sprawdzający: mgr inż. Jacek Makiejewski opr nr 36/S/02 z 3/S/93		
Opracował: mgr inż. Grzegorz Stupski		
Nazwa rys.: Projekt zagospodarowania - Arkusze nr 2		

- LEGENDA:
- proj. przewody sieci zimnej wody. - Rury z P.E. De 160 i 90 mm
 - proj. przewody przył. zimnej wody. - Rury z P.E. 25, 32 i 40mm
 - Przyłącza poza opracowaniem
 - ♂ Hp1 proj. hydranty nadziemne DN80
 - projektowane przewody wykonane metodą przerwieru sterowanego i / lub przeciskiem
 - Granice działek
 - Nowy układ drogowy wg. proj. br. dr.

Zakład Wodociągów i Kanalizacji
Spółka z o.o.
72-800 Swinoujście, Koltaraja 4
tel. 91 321 45 31, fax 91 321 17 82
NIP 855-02-24-412
Mistrz
Instytut Sieci

W72
Z43