

**MAPA DO CELÓW PROJEKTOWYCH
ARKUSZ NR 2 (2)**

Działki: 439, 619/4, 619/7, 619/9, 561/5, 679/1, 919, 920, 921, 717
 Ulica: Gradowa
 Obręb Przytór 17, 326301_1.0017
 Miasto Świnoujście, 326301_1
 Woj. zachodniopomorskie
 SKALA 1 : 500
 Układ współrzędnych : 2000-15
 Poziom odniesienia wysokości Kronsztadt „86”

GEOX POMIARY
 Jarogniew Ciołek
 Ostromice 59
 72-510 Wolina
 tel. 514-675-063

Kierownik roboty : Jarogniew Ciołek upr. 21601

Wykonano w ramach roboty geodezyjnej
BGM.6642.565.2018
 zgłoszonej w MODGiK w Świnoujściu

Mapę do celów projektowych sporządzono przy wykorzystaniu:
 1. mapy zasadniczej w skali
 1: 500 ark. 5.210.15.13.2.3, 2.4
 2. danych branżowych części uzbrojenia podziemnego
 3. pomiaru innych obiektów wskazanych przez projektanta
 4. opracowanych geodezyjnych elementów planu zagospodarowania przestrzennego (linia rozgraniczająca, linie regulacyjne, osie ulic)

W zakresie opracowania znajdują się punkty osnowy geodezyjnej nr :

1.1281, 1.1280, 1.1279, 1.1288, 2.5079, 2.5080, 2.5084

podlegające ochronie na podst. art.15, art. 48 ust.1 pkt. 3 ustawy Prawo geodezyjne i kartograficzne. (Dz.U. 240 poz. 2027 z2005 r. Na Dz.U. nr 193 poz. z. 2010r.)

Na mapie do celów projektowych wykazano następujące uzgodnione przez ZUDP projekty sieci uzbrojenia terenu: eproj. i tproj - 63.2018, wproj - 83.2016

Informacje dodatkowe

- Zakres planu
 - Redakcja znaków zgodna z instrukcją techniczną K-1 (1979)/K1 (Podstawa Mapa Kraju z 1998 r.)
 - Mapa nadaje się do celów projektowych w zakresie pomiaru
 - Stopień kartometryczności mapy do celów projektowych jest zgodny z przepisami instrukcji technicznej K-1 (1979)/K1 (Podstawa Mapa Kraju z 1998 r.)
 - Wszystkie trwałe obiekty budowlane podlegają wytyczeniu przez jednostkę wykonawstwa geodezyjnego
 - Nie wyklucza się zmian w terenie również uzbrojenia, o którym brak było informacji branżowych i nie zostały odnotowane w czasie inwentaryzacji geodezyjnej.
 - Karta rejestracyjna i płyta CD z plikami dwg, stanowią integralną część wotórka
 - Wotórek sporządzono metodą wektorową
 - Mapa zgodna z przepisami par.79 ust.5 Rozporządzenia MSWiA z dnia 9.11.2011r. (Dz.U.Nr263, poz.1572, nadaje się do projektowania budynków w odległości mniejszej niż 4,0 m od granicy nieruchomości - nie dotyczy.
 - Nie wykonano czynności określonych w par.80 ust. 4 Rozporządzenia MSWiA z dnia 9.11.2011r. (Dz.U. Nr263, poz. 1572)
- Uzbrojenie opracowano na podstawie :
 1. Danych branżowych - z literą B
 2. Pośredniego ustalenia przebiegu aparatury elektro-magnetycznej - z literą A
 3. Bezpośrednich pomiarów powykonawczych - bez litery.
 4. Digitalizacji - z literą D
 W związku z tym w częściach 1 i 2 nie awanturują się kompletności, a dokładność położenia uzbrojenia na mapie może być niższa od dokładności kartometrycznej mapy


Granice i nr działek ewidencyjnych według danych MODGiK w Świnoujściu z dnia 07.11.2018r.

Rejestracja

Kierownik jednostki wykonawstwa geodezyjnego :
Woda PE De=160
 Sporządził dnia : 04.01.2019r.

Aktualność mapy do celów projektowych na dzień : 02-01-2019r.

- LEGENDA:**
- proj. przewody sieci zimnej wody - Rury z P.E. De 160 i 90 mm
 - proj. przewody przył. zimnej wody - Rury z P.E. 25, 32 i 40mm
 - Przyłącza poza opracowaniem
 - Hp1 proj. hydranty nadziemne DN80
 - projektowane przewody wykonane metodą przewiertu sterowanego i / lub przeciskiem
 - Granice działek
 - Nowy układ drogowy wg. proj. br. dr.
 - Granice zasięgu oddziaływania planowanego przedsięwzięcia
 - Przewody H2O przewidziane do usunięcia
 - Granice obszaru szczególnego zagrożenia powodzią

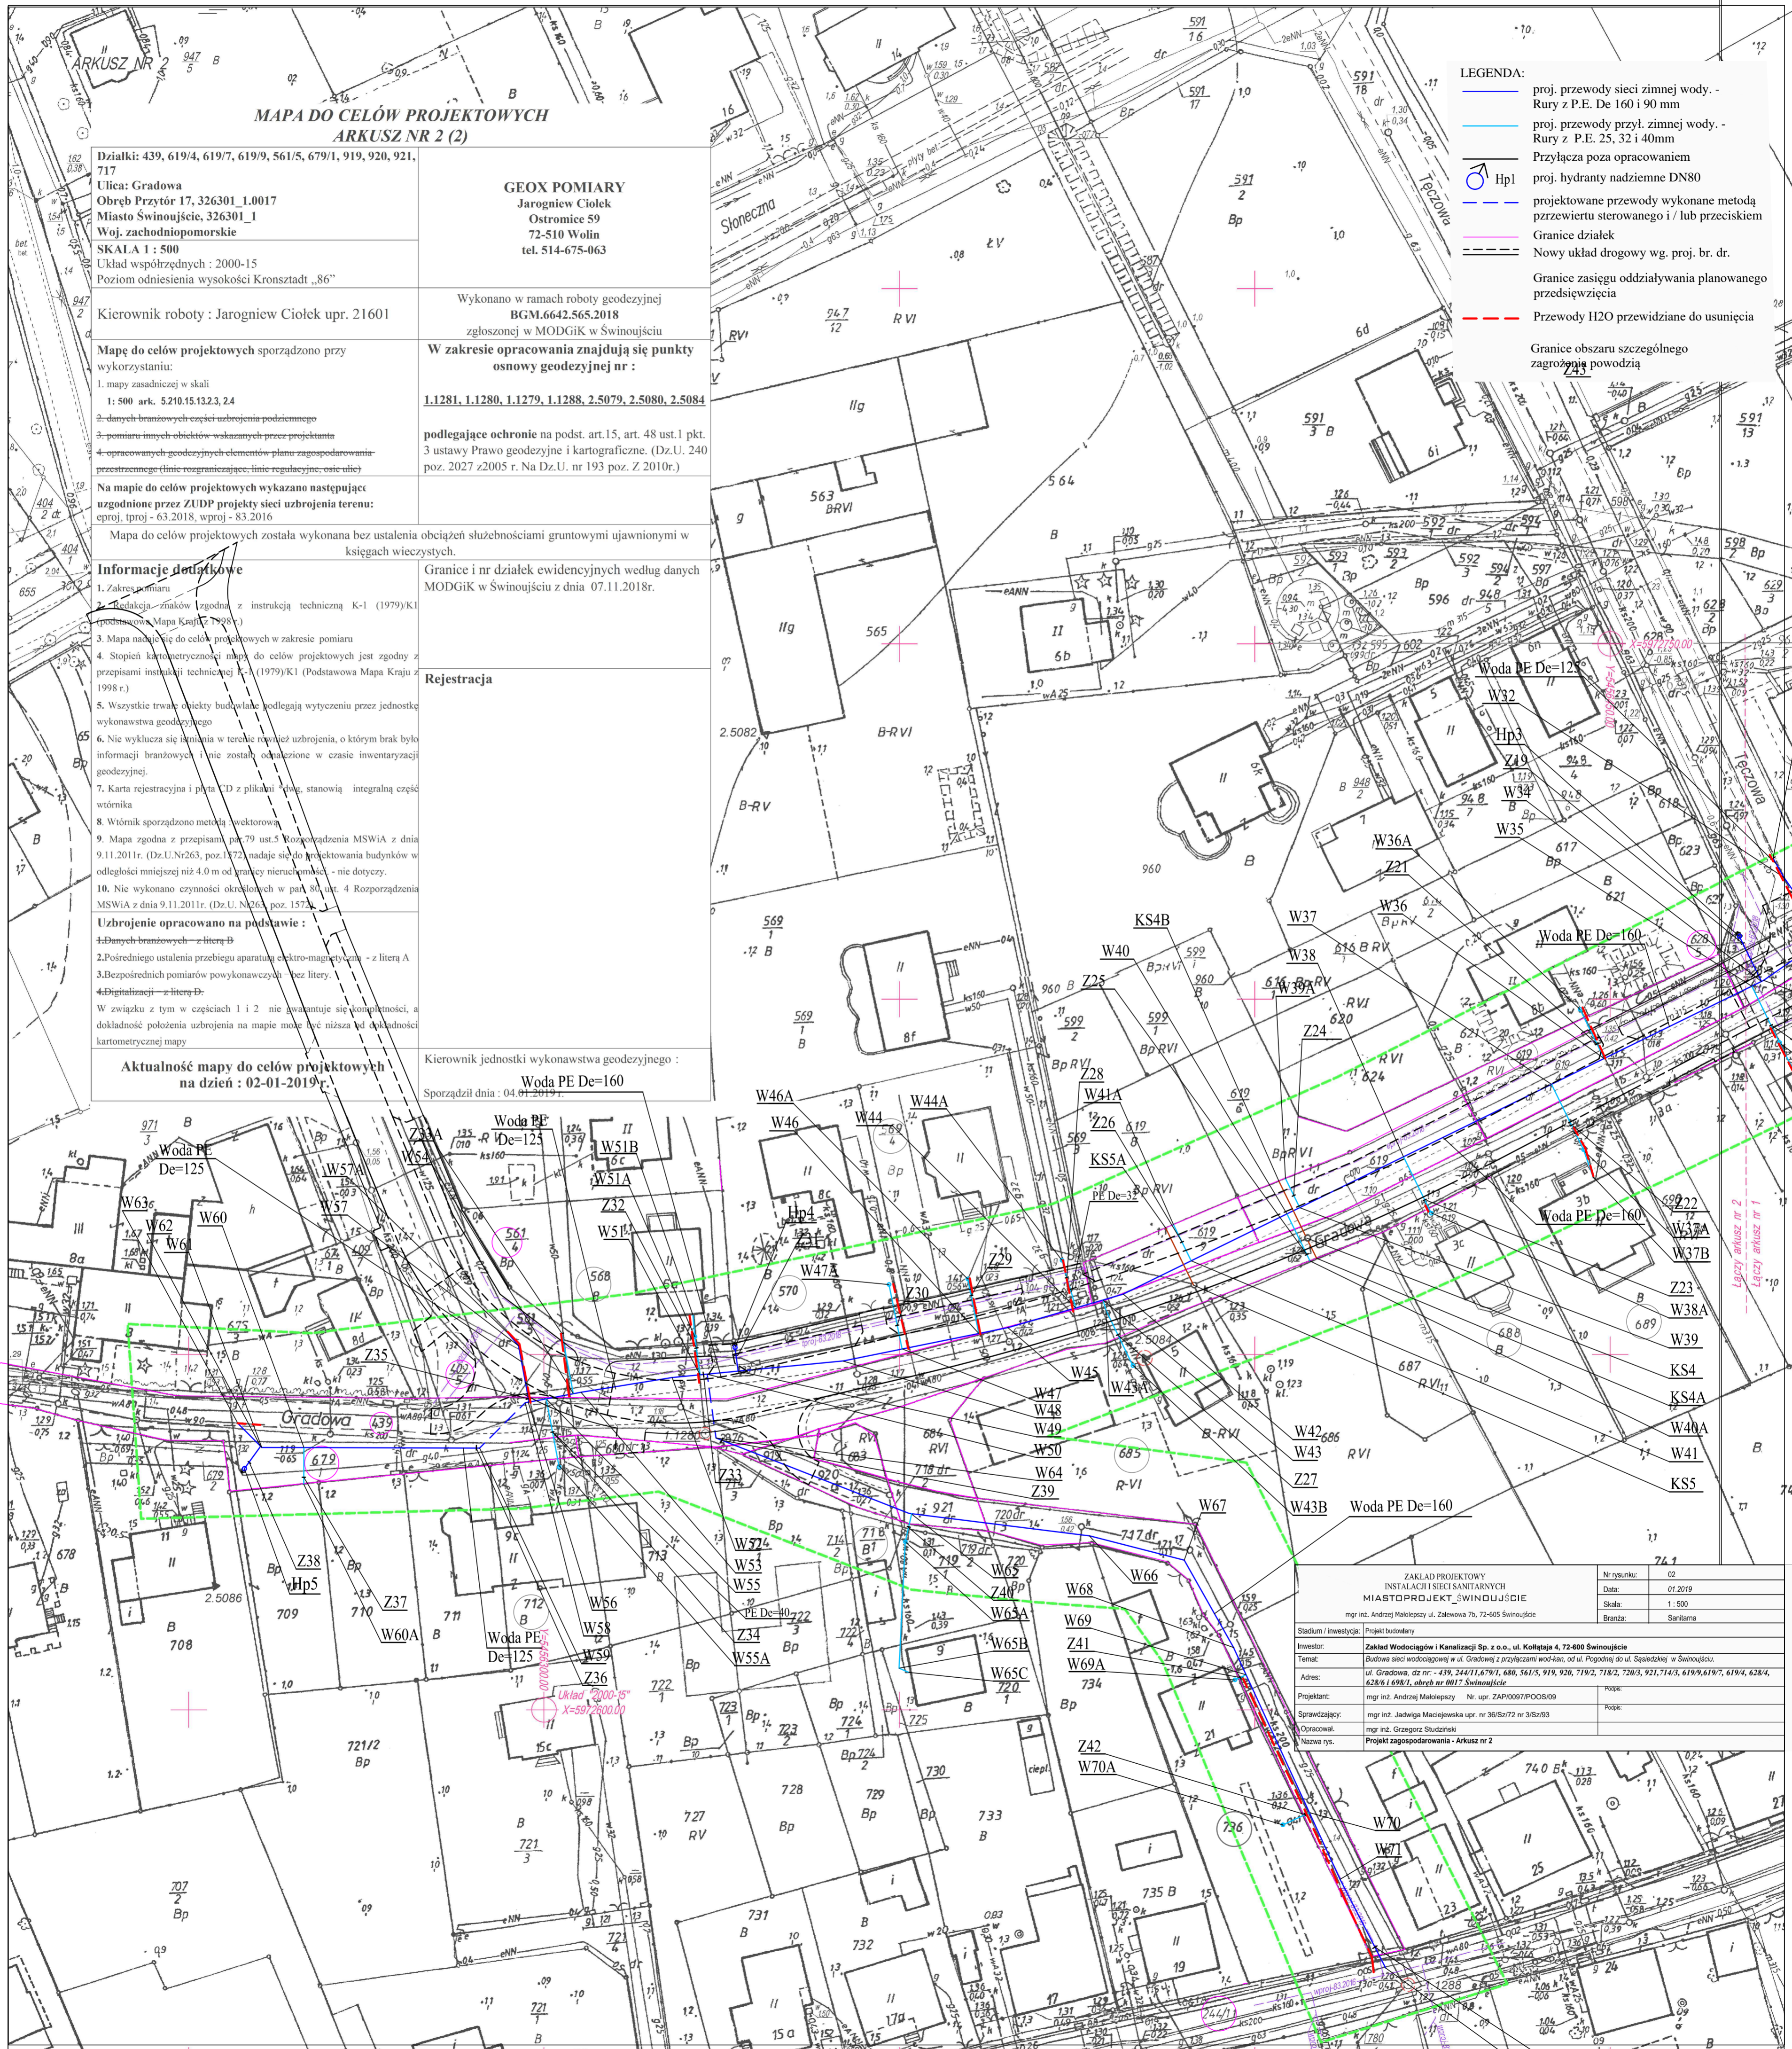

ZAKŁAD PROJEKTOWY INSTALACJI I SIECI SANITARNYCH MIASTOPROJEKT ŚWINOUJŚCIE mgr inż. Andrzej Małepiesz ul. Żelazowa 7b, 72-605 Świnoujście		Nr rysunku: 02
Inwestor: Zakład Wodociągów i Kanalizacji Sp. z o.o., Kollataje 4, 72-600 Świnoujście		Data: 01.2019
Temat: Budowa sieci wodociągowej w ul. Gradowej z przyłączami wod-kan, od ul. Pogodnej do ul. Sądowej w Świnoujściu.		Skala: 1 : 500
Adres: ul. Gradowa, dz nr.: 439, 244/11, 679/1, 680, 561/5, 919, 920, 719/2, 718/2, 720/3, 921, 714/3, 619/9, 619/7, 619/4, 628/4, 628/6 i 698/1, obręb nr 0017 Świnoujście		Branda: Sanitarna
Projektant: mgr inż. Andrzej Małepiesz Nr. upr. ZAP/0091/POSO/09	Popis:	
Sprawdzający: mgr inż. Jadwiga Maciejewska upr. nr 36/Sz/72 nr 3/Sz/93	Popis:	
Opracował: mgr inż. Grzegorz Studziński		
Nazwa rys.: Projekt zagospodarowania - Arkusz nr 2		